


別紙 1-2

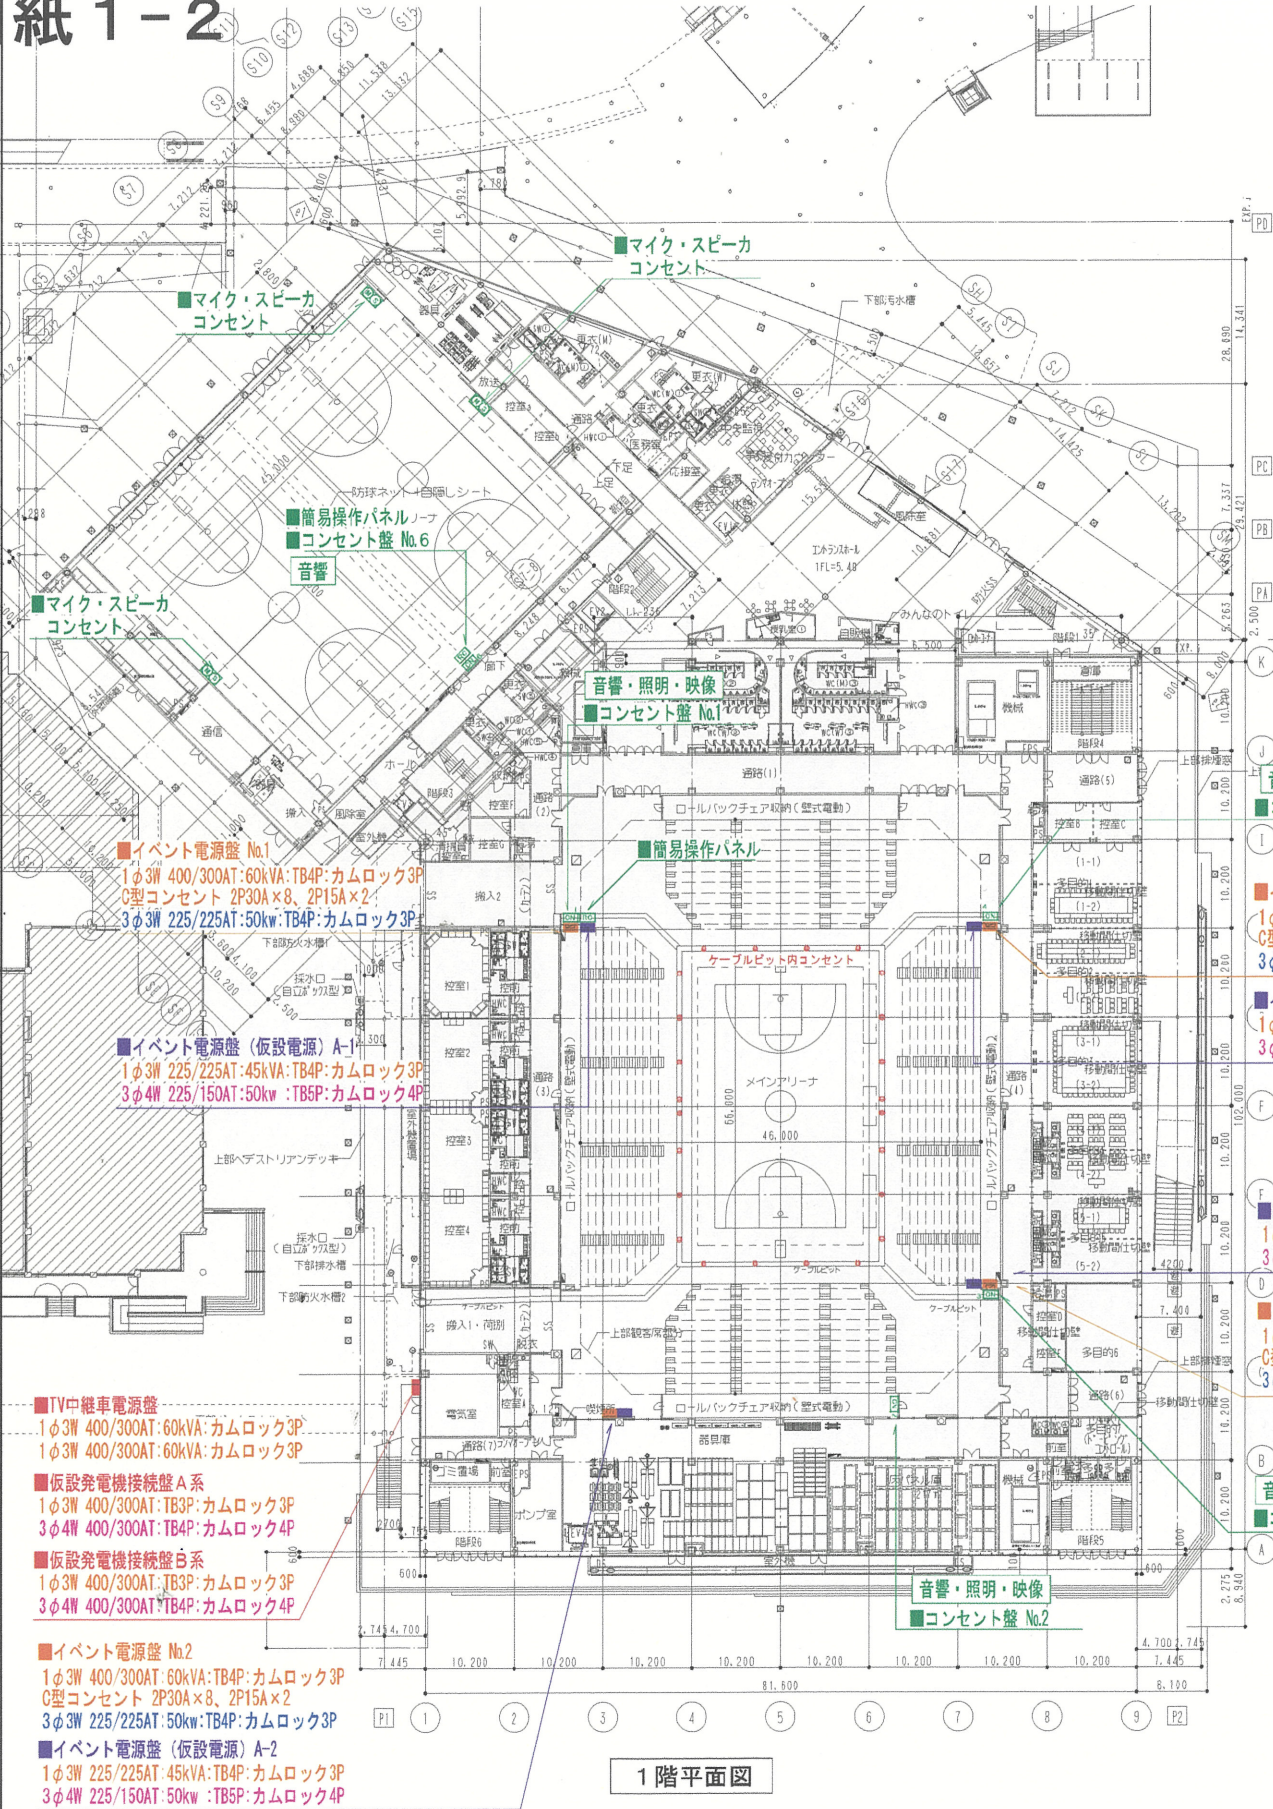


1階平面図

- コンセント盤No.1, 2
- 【音響】
    - ①Speaker x2
    - ②MultiTrunk x1
    - ③In-Com x2
    - ④Mic in x2
    - ⑤Lineout x2
    - ⑥Dante Pri x1
    - ⑦Dante Sec x1
    - ⑧Control I/O x1
    - ⑨AC100V x2
  - 【映像】
    - ①光 x1
    - ②BNC x2
    - ③LAN x2
    - ④AC100V x2
  - 【照明】
    - ①DMX x3
    - ②AC100V x2


- コンセント盤No.3, 4
- 【音響】
    - ①Speaker x2
    - ②MultiTrunk x1
    - ③In-Com x2
    - ④Mic in x2
    - ⑤Lineout x2
    - ⑥Dante Pri x1
    - ⑦Dante Sec x1
    - ⑧Control I/O x1
    - ⑨AC100V x2
  - 【映像】
    - ①光 x1
    - ②BNC x2
    - ③LAN x2
    - ④AC100V x2

- コンセント盤No.6
- 【音響】
    - ①Mic in x2
    - ②Lineout x2
    - ③Dante Pri x1
    - ④NL4MP x1
    - ⑤AC100V x2

- マイク・スピーカーコンセント
- 【音響】
    - ①XLR3-31 x2
    - ②XLR3-32 x2
    - ③NL4MP x1

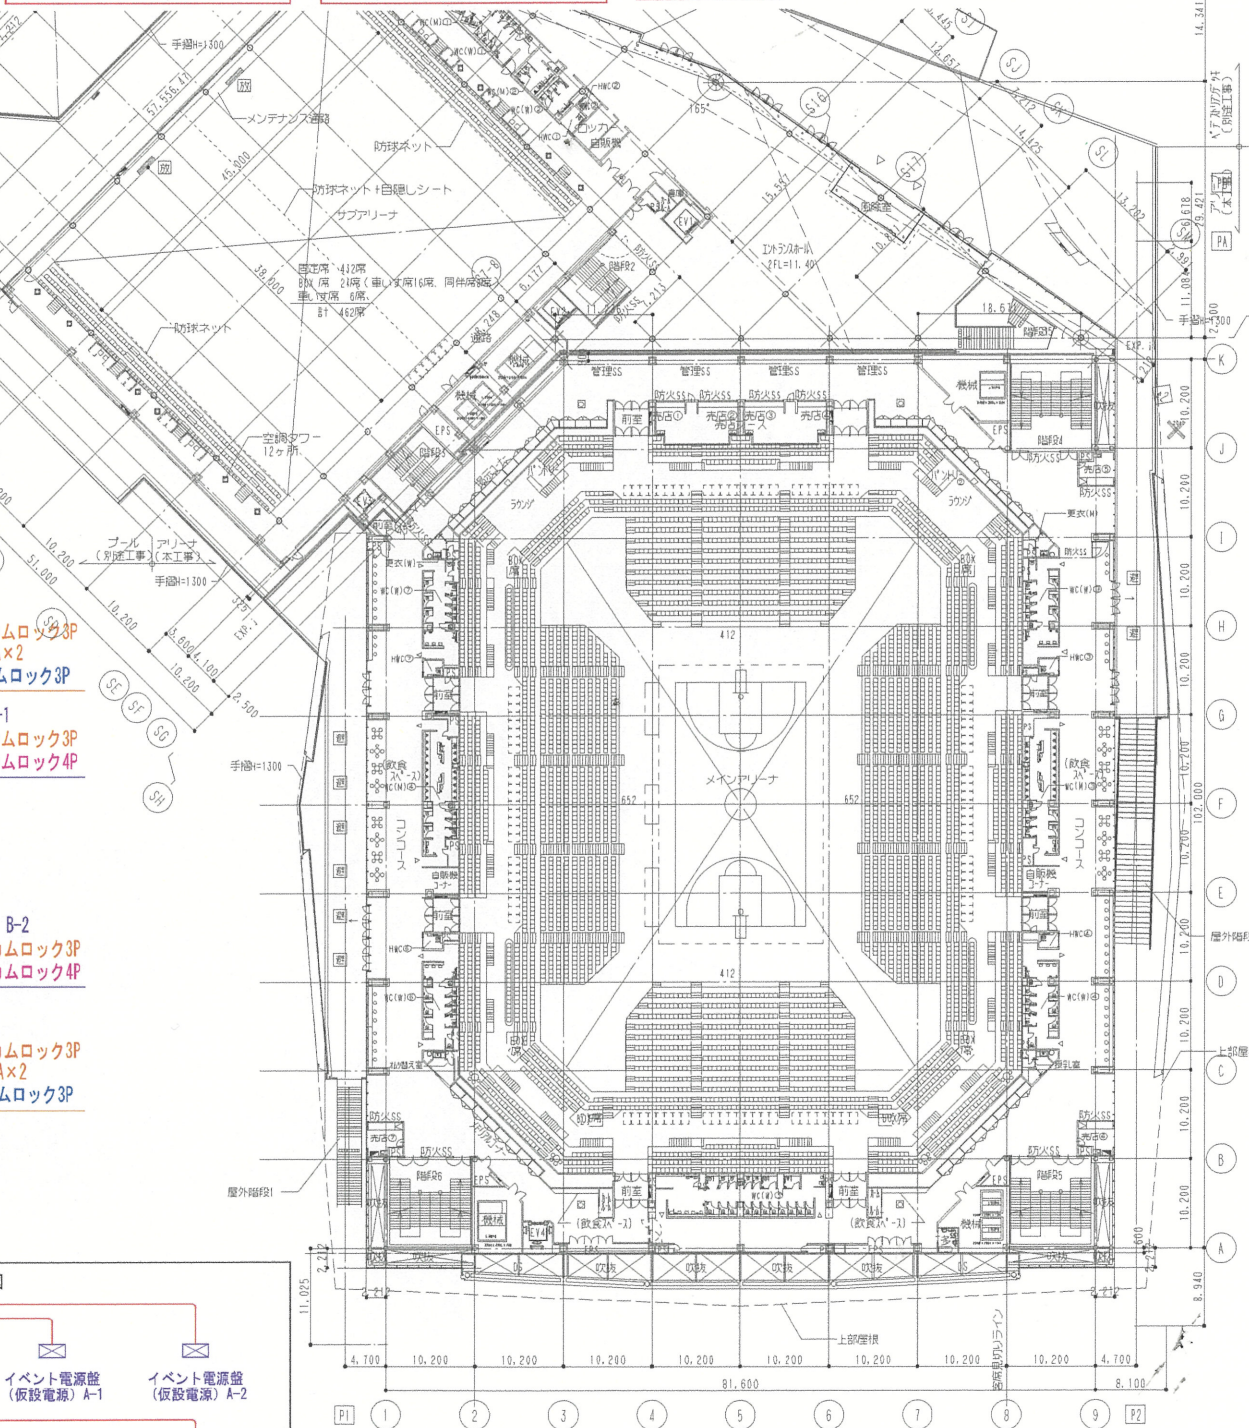


2階平面図

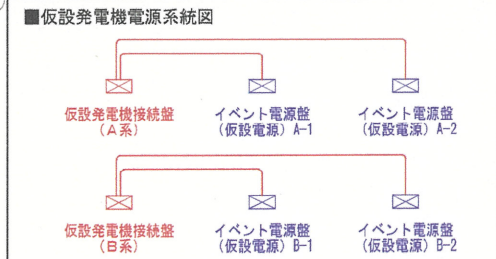

※映像とは、大型映像設備を示す


|                |               |          |          |     |          |        |     |                                    |                              |                                    |        |      |
|----------------|---------------|----------|----------|-----|----------|--------|-----|------------------------------------|------------------------------|------------------------------------|--------|------|
| 共通事項           | 2021.01.07 改訂 |          |          |     |          | 法適合確認欄 | 確認者 | 工事<br>SAGAサンライズパーク<br>アリーナ新築電気設備工事 | 縮尺<br>A1:1/200<br>R A3:1/400 | 佐賀県文化・スポーツ交流局<br>SAGAサンライズパーク整備推進課 | 図<br>E |      |
|                | 2021.05.01 改訂 | 一級建築士    | 一級建築士    |     | 一級建築士    |        |     |                                    |                              |                                    |        |      |
|                | 2022.11.24 改訂 |          |          |     |          |        |     |                                    |                              |                                    |        |      |
|                | 2023.01.02 改訂 | 第286776号 | 第336677号 |     | 第329734号 |        |     |                                    |                              |                                    |        |      |
|                |               | 深倉和幸     | 加野正和     | 中塚修 | 榎葉 夏子    |        |     |                                    |                              |                                    |        | 寺田生作 |
| 1, 2階 イベント 盤配置 |               |          |          |     |          |        |     |                                    | 設<br>計 年 月 日                 | 2023.03.06作成                       |        | 001  |

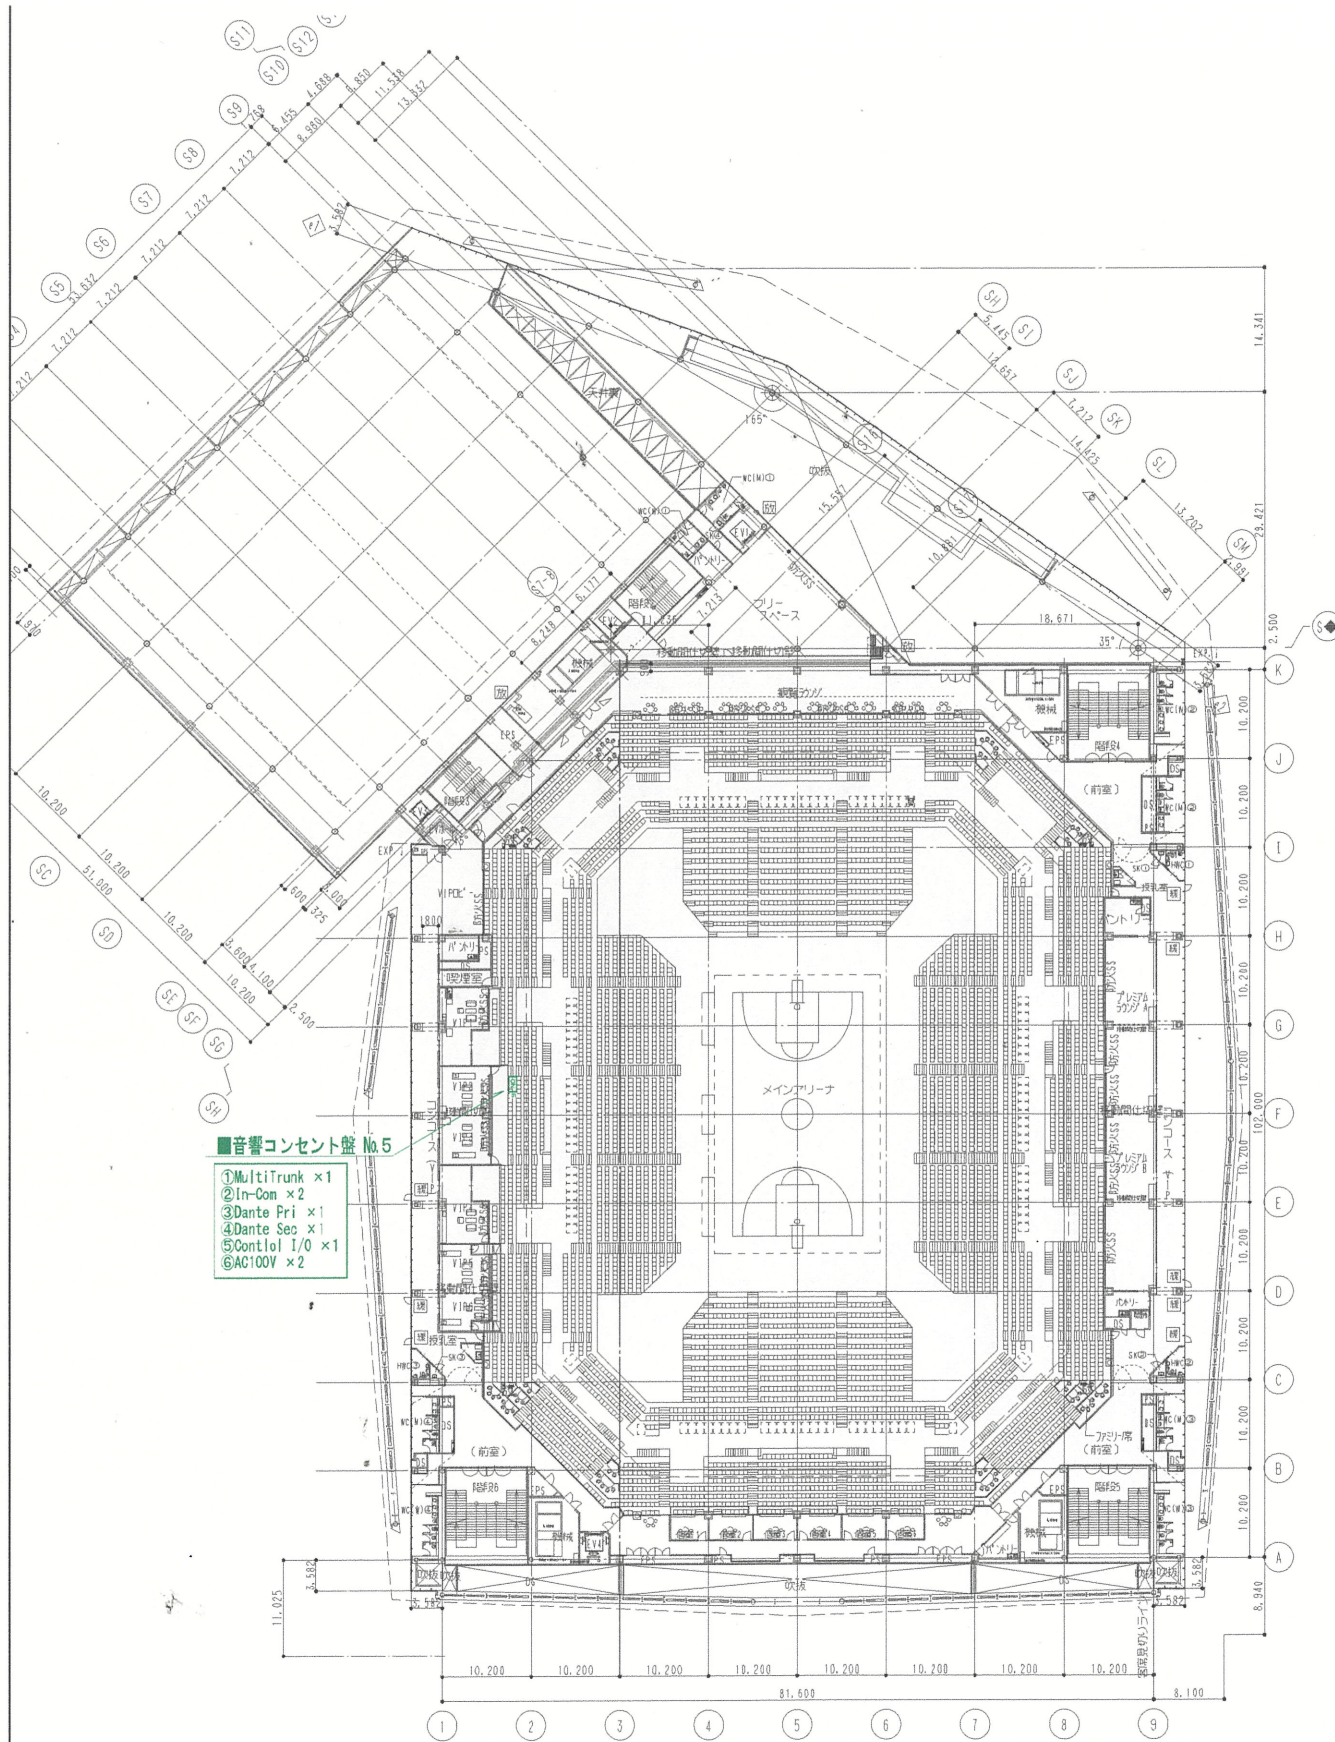

■音響コンセント盤 No.5

- ①MultiTrunk ×1
- ②In-Con ×2
- ③Dante Pri ×1
- ④Dante Sec ×1
- ⑤Contol I/O ×1
- ⑥AC100V ×2

3階平面図

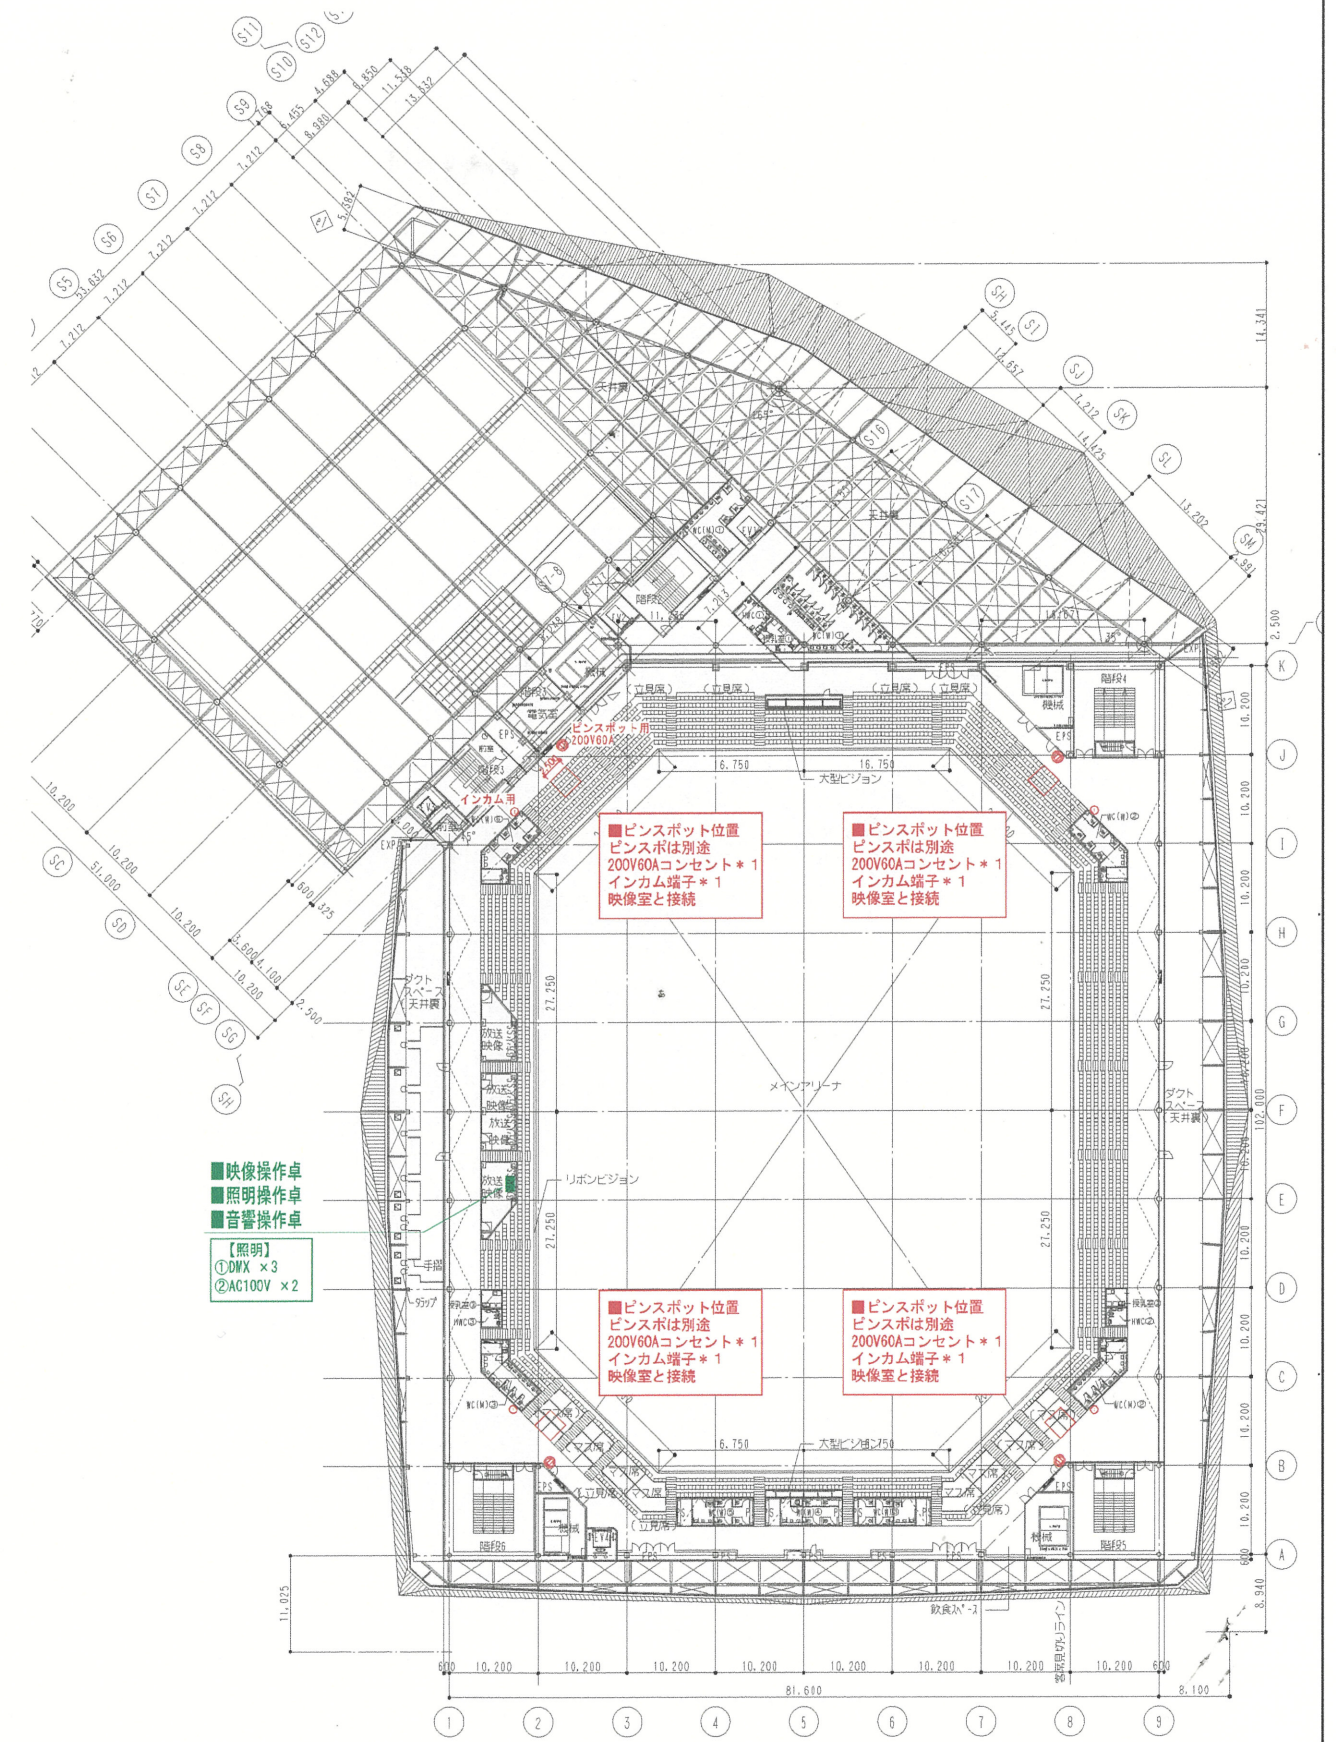

■映像操作卓  
■照明操作卓  
■音響操作卓

【照明】

- ①DMX ×3
- ②AC100V ×2

■ピンスポット位置  
ピンスポットは別途  
200V60Aコンセント\*1  
インカム端子\*1  
映像室と接続

■ピンスポット位置  
ピンスポットは別途  
200V60Aコンセント\*1  
インカム端子\*1  
映像室と接続


■ピンスポット位置  
ピンスポットは別途  
200V60Aコンセント\*1  
インカム端子\*1  
映像室と接続

■ピンスポット位置  
ピンスポットは別途  
200V60Aコンセント\*1  
インカム端子\*1  
映像室と接続

4階平面図

※映像とは、大型映像設備を示す

|      |          |  |          |  |          |  |                              |  |              |                          |  |                                    |                  |        |       |              |
|------|----------|--|----------|--|----------|--|------------------------------|--|--------------|--------------------------|--|------------------------------------|------------------|--------|-------|--------------|
| 共通事項 |          |  |          |  |          |  | SAGAサンライズパーク<br>アリーナ新築電気設備工事 |  | 工事<br>名<br>称 | 縮 A1:1/200<br>R A3:1/400 |  | 佐賀県文化・スポーツ交流局<br>SAGAサンライズパーク整備推進課 | 図<br>面<br>番<br>号 |        |       |              |
|      |          |  |          |  |          |  |                              |  |              |                          |  |                                    |                  |        |       |              |
|      | 1級建築士    |  | 1級建築士    |  | 1級建築士    |  | 法適合確認                        |  |              | 確認者                      |  |                                    |                  |        |       |              |
|      | 第286776号 |  | 第336677号 |  | 第329734号 |  |                              |  |              |                          |  |                                    |                  |        |       |              |
|      | 深瀬和幸     |  | 加野正和     |  | 中塚修      |  | 植原 喜子                        |  |              | 寺田正作                     |  | 図<br>面<br>名                        | 3. 4階 イベント 盤配置   | 設<br>計 | 年 月 日 | 2023.03.06作成 |

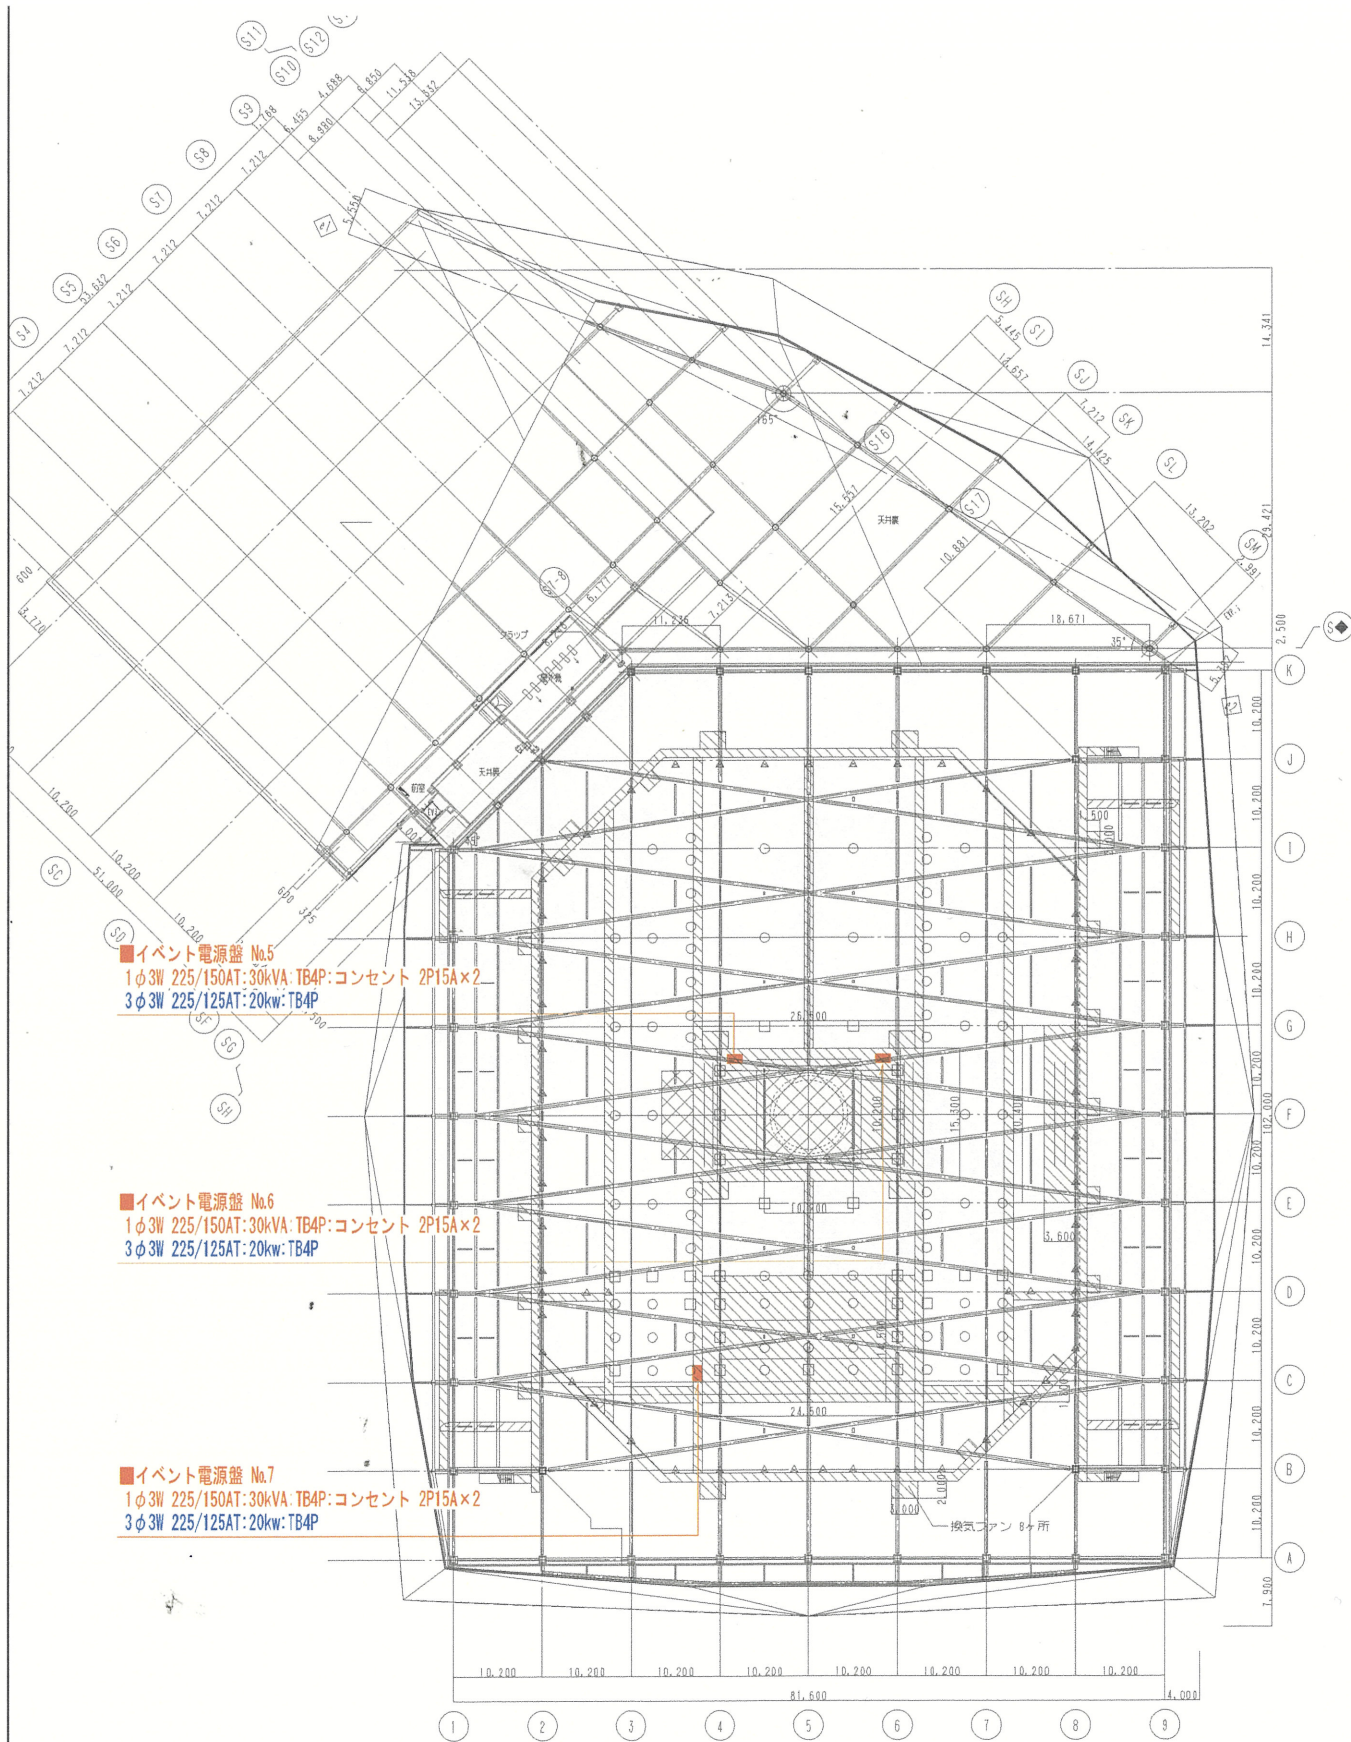

CW階平面図

1. インカム仕様

  - ①インカム用途は3種類（音響チーム用、照明チーム用、映像チーム用）  
本施設においては、音響照明チーム用2ch、映像チーム用1chの2種類とする。  
音響と照明は、メインステーション側で切替可能とする。  
※映像チーム用は、2chです。
  - ②インカム端子は3ピン端子とし、故障回避のため切替方式でなく1プレートに2端子設置とする。  
（既設、文化会館同様）  
※映像チーム用は、4F放送映像室のみ端子接続とし、ワイヤレスインカム仕様です。
  - ③ケーブルは6Pとし、端子部分で3Pづつに分けて接続とする。
  - ④接続端子（コンセント盤）は、用途別（音響照明用、映像用）に分けて設置する。
2. ワイヤレスインカム

  - ①目的は、イベント仕込み時にCW上と地上部分との吊物設置時に連絡用として使用することが多い。  
既設、文化会館も利用している。
  - ②利用する帯域は、音響照明用、映像用の両方利用できる。

※映像とは、大型映像設備を示す

|              |          |  |          |  |          |  |          |                              |                                  |                                    |                        |     |
|--------------|----------|--|----------|--|----------|--|----------|------------------------------|----------------------------------|------------------------------------|------------------------|-----|
| 共通事項         |          |  |          |  | 設計者      |  | 工事<br>内容 | SAGAサンライズパーク<br>アリーナ新築電気設備工事 | 縮<br>尺<br>A1:1/200<br>R A3:1/400 | 佐賀県文化・スポーツ交流局<br>SAGAサンライズパーク整備推進課 | 図<br>番<br>E<br><br>003 |     |
|              | 一級建築士    |  | 一級建築士    |  | 法適合確認欄   |  |          |                              |                                  |                                    |                        | 検証者 |
|              | 第286776号 |  | 第336677号 |  | 第329734号 |  |          |                              |                                  |                                    |                        |     |
|              | 河邊和幸     |  | 加野正和     |  | 中塚 隆     |  |          |                              |                                  |                                    |                        |     |
| CW階 イベント 盤配置 |          |  |          |  |          |  | 設<br>計   | 年 月 日                        | 2023.03.06作成                     |                                    |                        |     |