


2200X1600X300(2層床)
 5000
 5000

2200X1600X300(2層床)
 5000
 5000


2200X1600X300(2層床)
 5000
 5000

2200X1600X300(2層床)
 5000
 5000


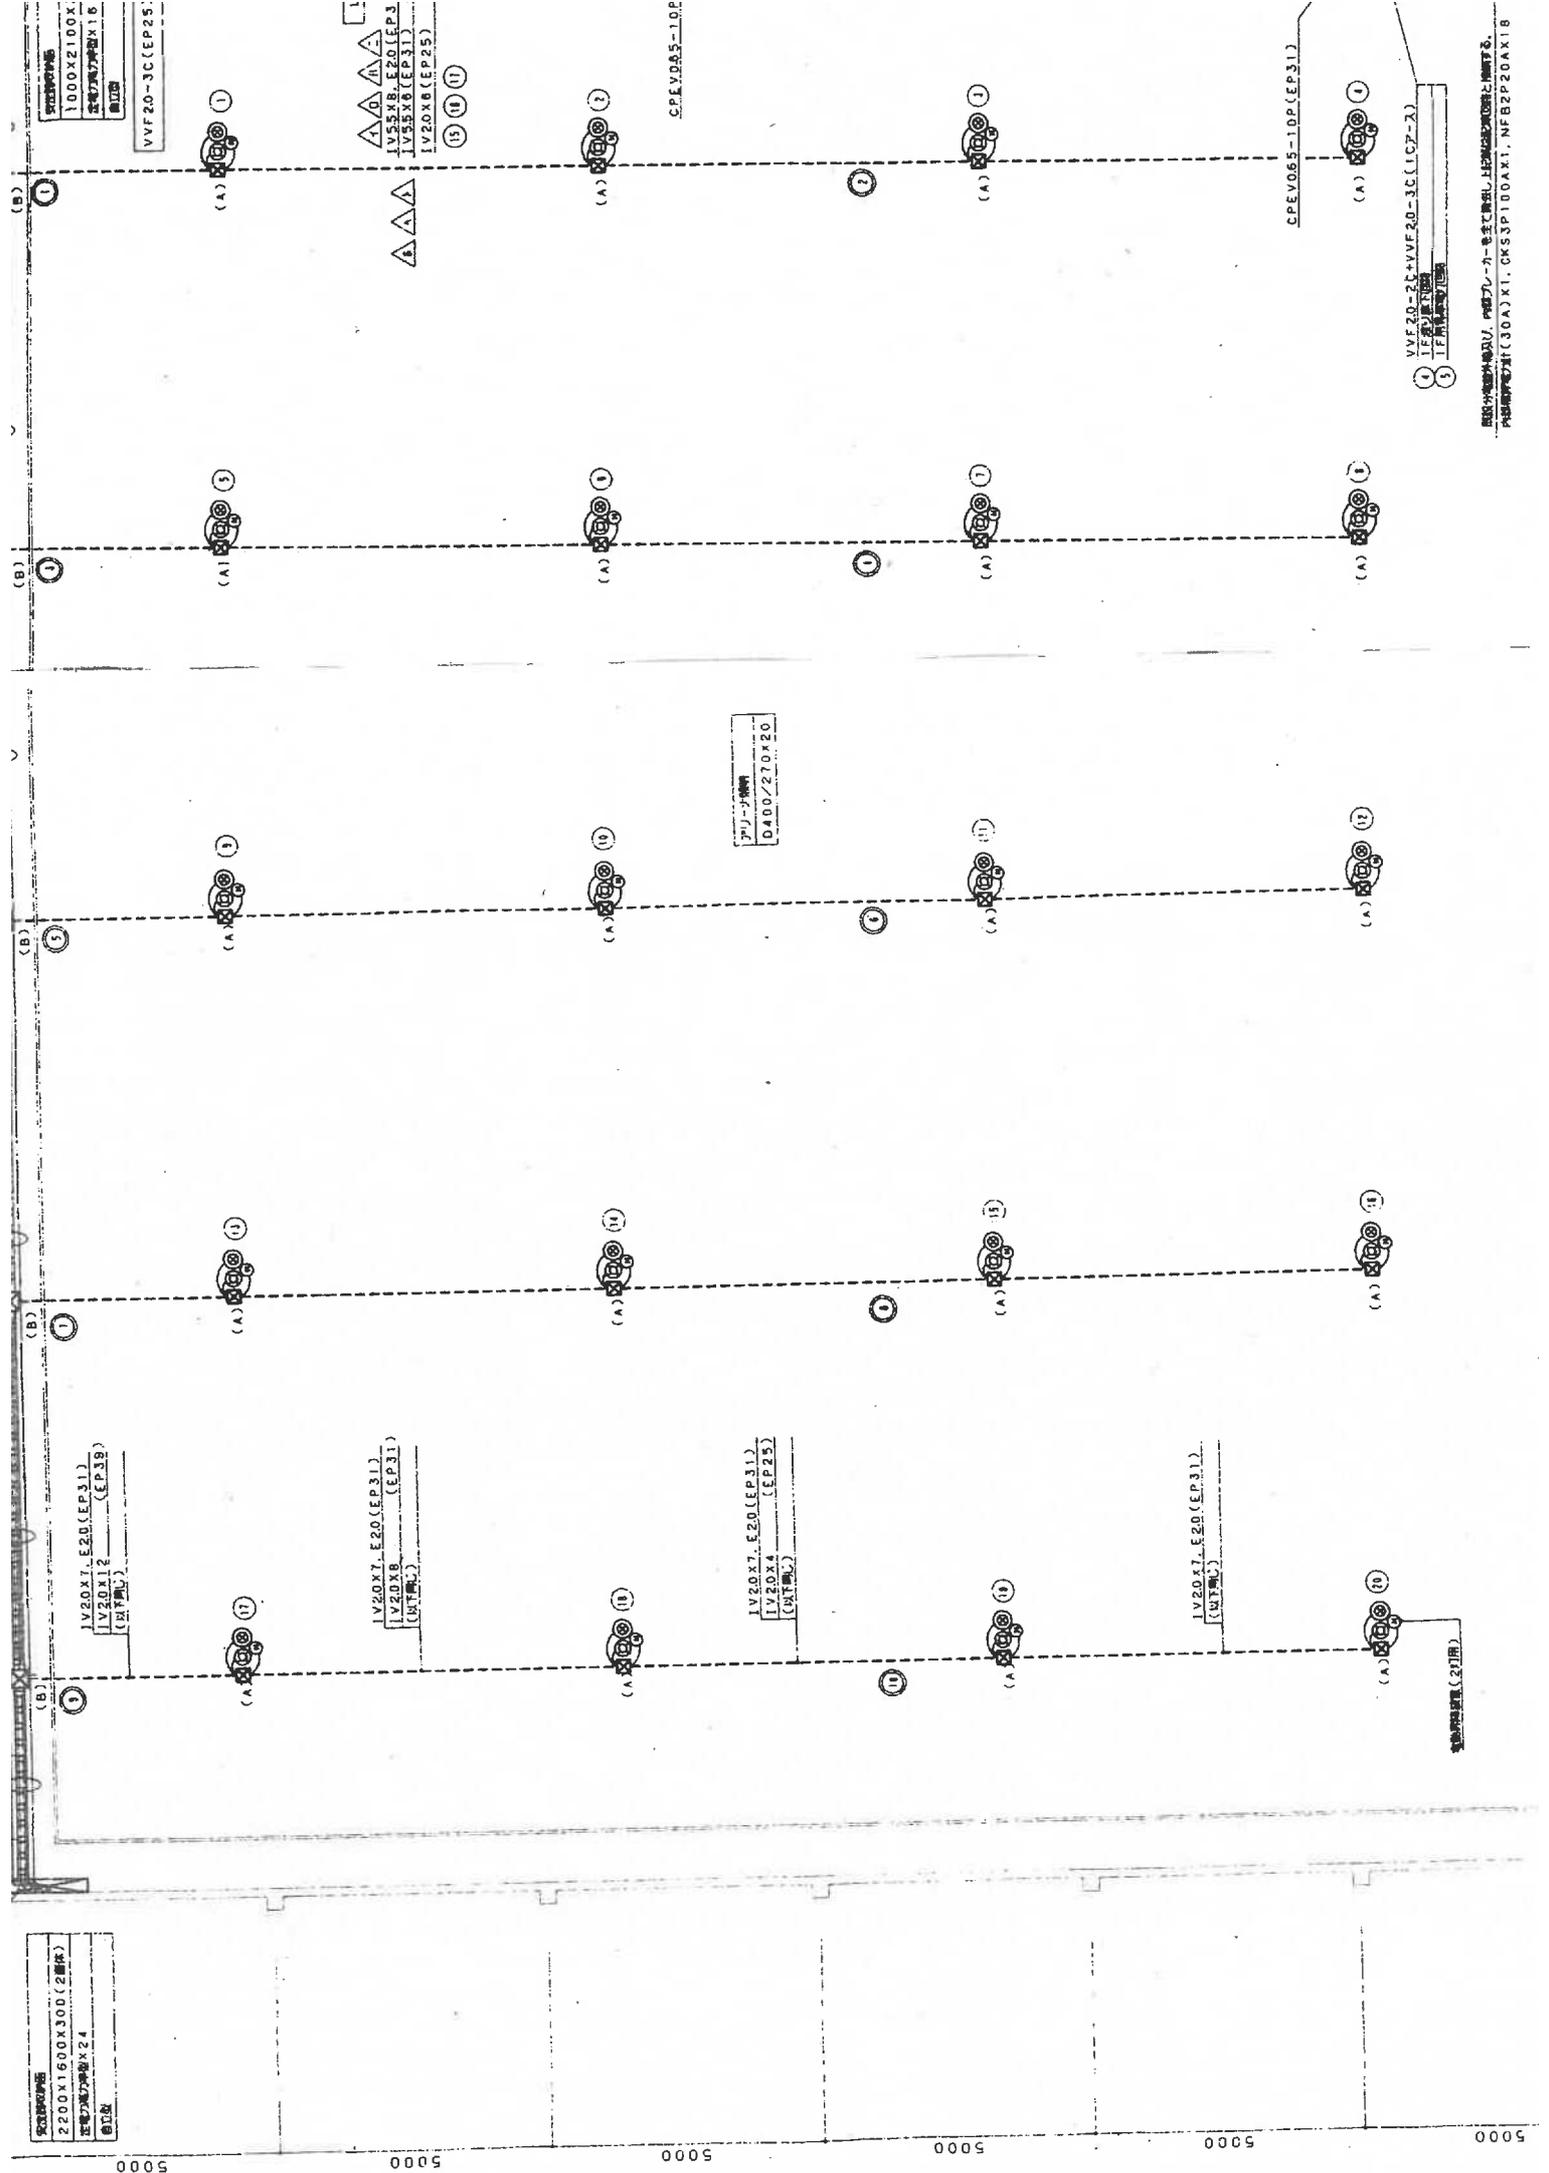


VVF20-2C+VVF20-3C(1C7-3)
 1 1F 集電盤
 2 1F 集電盤

図面は電機設備の位置を示すものであり、実際の配線は現場にて決定する。
 配線設備は(30A)X1, GKS3P100AX1, NFB2P20AX1B

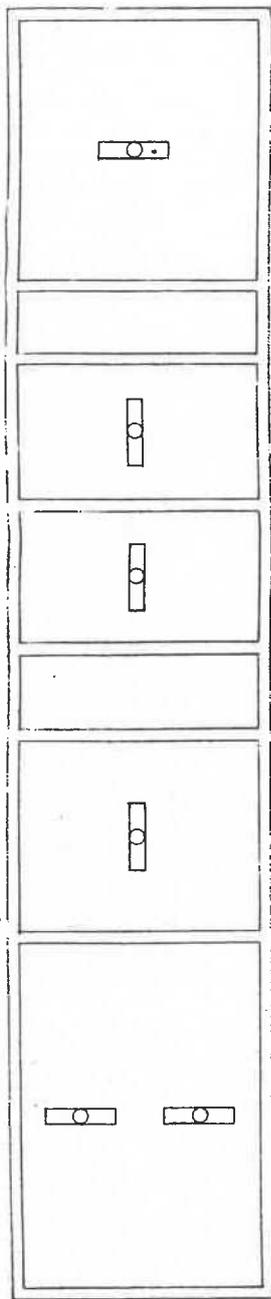


(上記、6台を撤去)

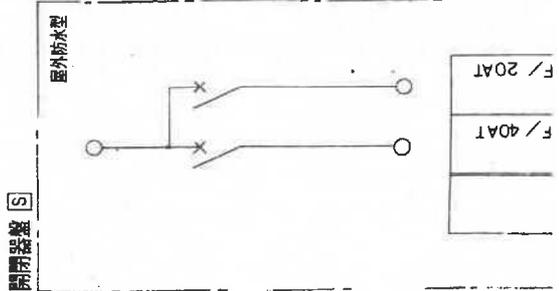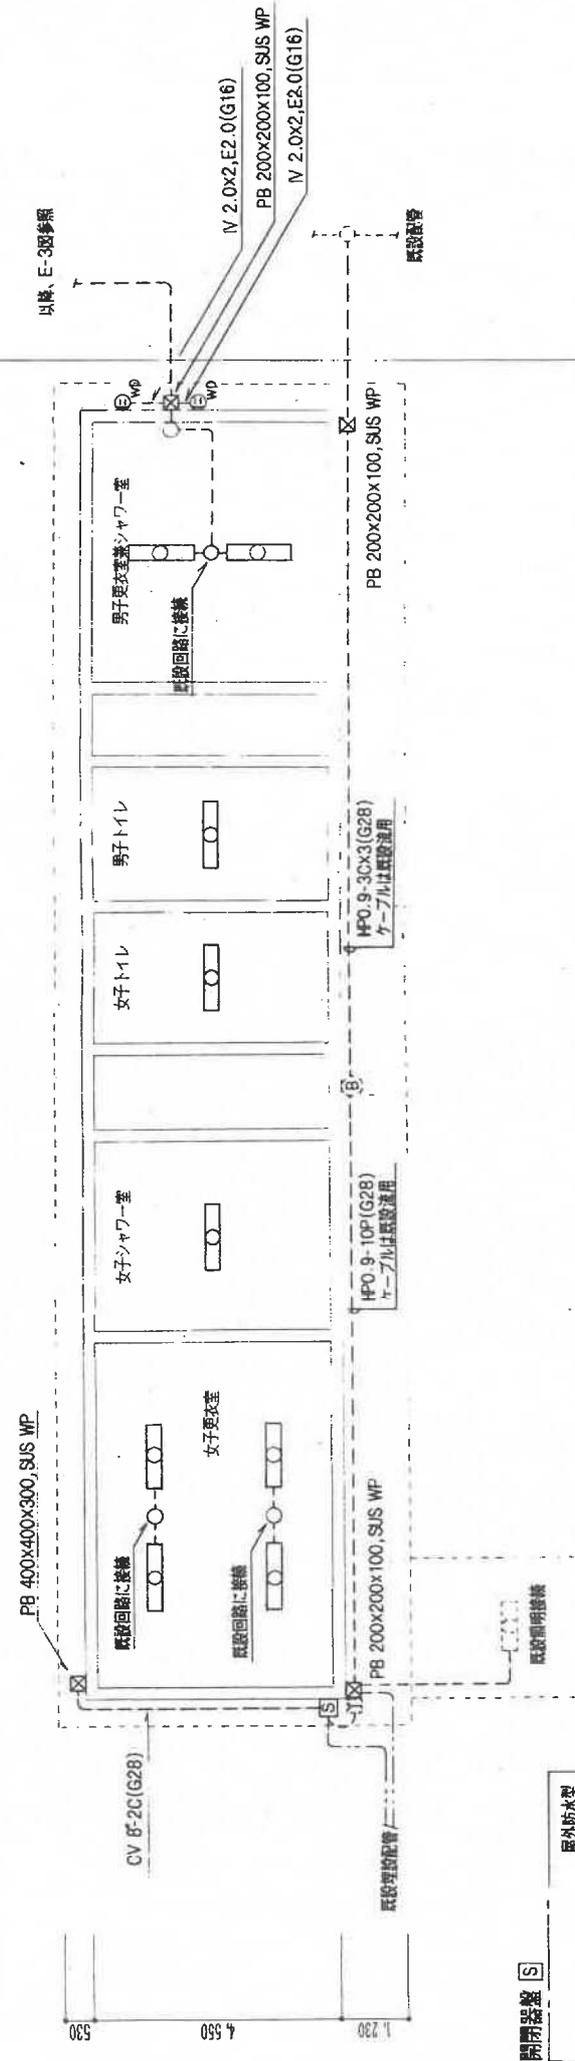


※ 既設FL40W-1直付6台を撤去し
 FSS9MPA-322に取替る事(9台新設)
 尚、撤去品は産業廃棄物処理する事
 配管・配線は IV 2.0x2(E19)

付属様平面図 1/100

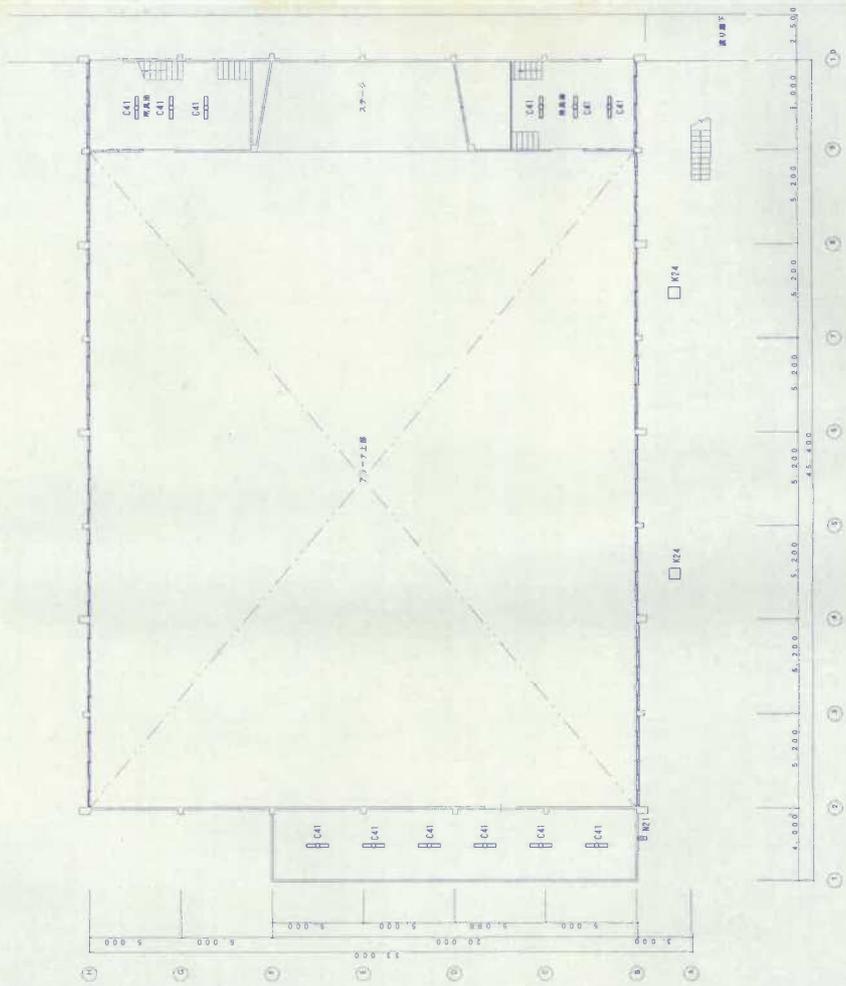

体育館 1階平面図 S=1/200

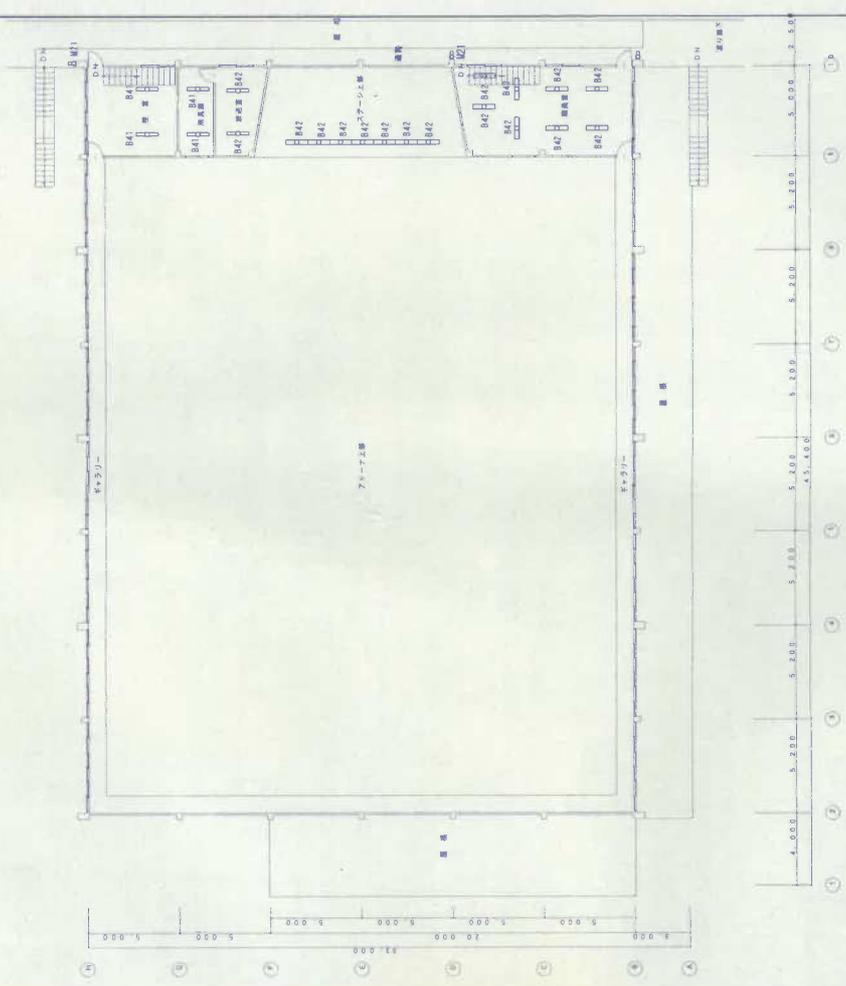

体育館 2階平面図 S=1/200

設計変更年月日		
1回	年	月
2回	年	月
3回	年	月

工事名 21学園工事
伊万里高等学校管理棟他照明器具取替工事
【緊急総合対策事業(2次)】
図面名 1階・2階 体育館 照明器具改修設備図

縮尺 1/200
設計年月日

有限公司 クボタ電工
1 株式会社 建設部

