



管理棟 2F 平面図

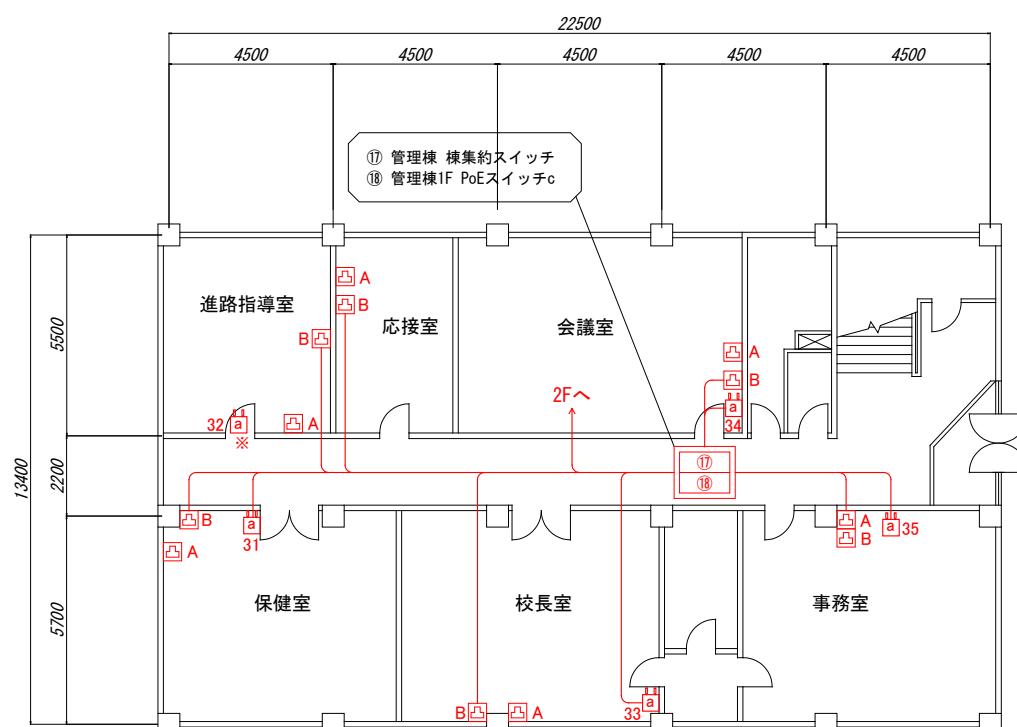



管理棟 1 F 平面図

改版	業務名	佐賀県立学校校内LAN機器等整備(更新)業務委託	請負者	(株) QTnet		請負者	九電工・岡田電機建設共同企業体	工事名	佐賀県立学校校内 LAN 機器等整備(更新)工事	図番号 1 6
	画面名	校内LANケーブル接続図（更改後）	更新日	令和5年3月31日		初版	平成 26 年 3 月 14 日	施設名	唐津青翔高等学校	

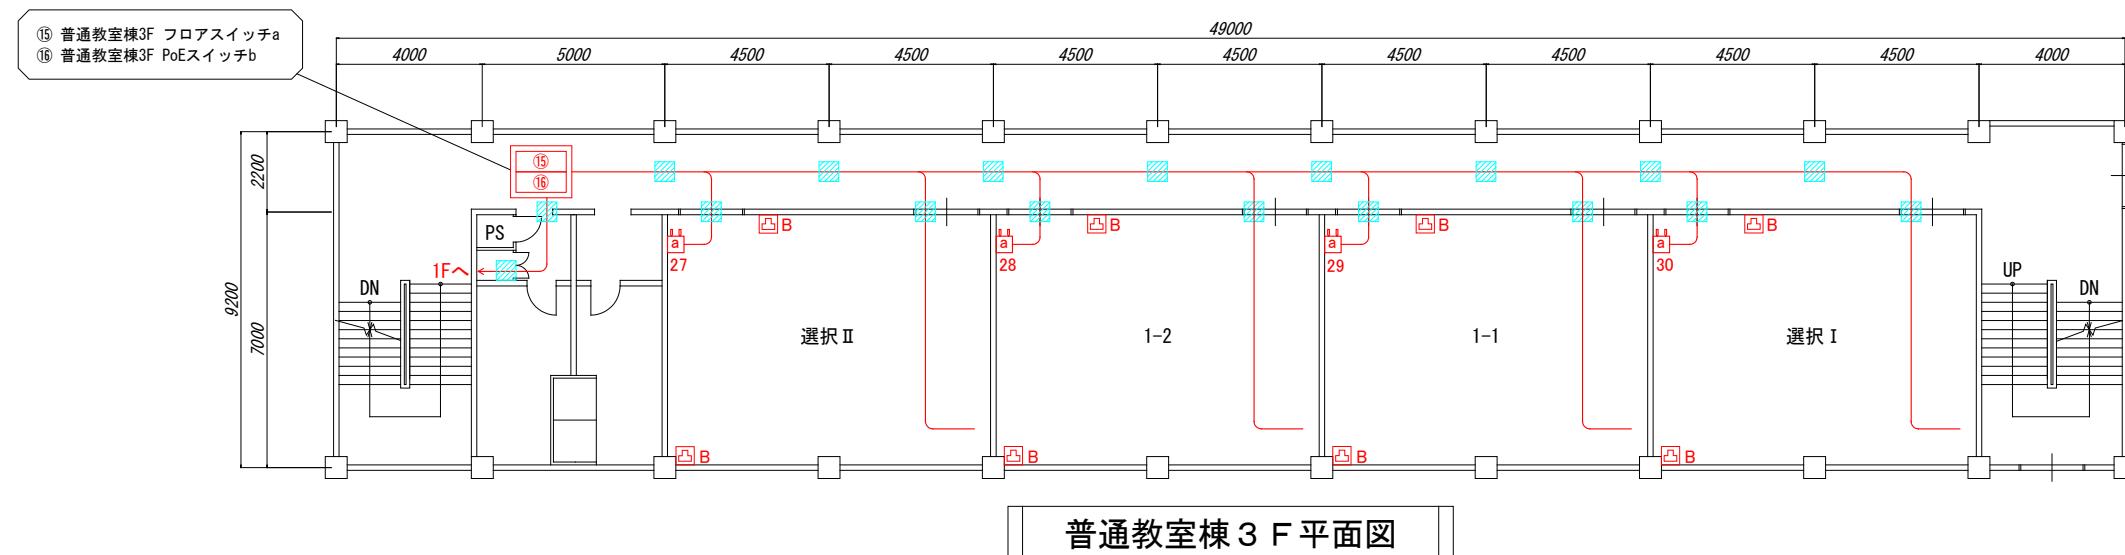


凡例

- : 更改機器
- a No. : 更改無線LANアクセスポイントa 管理番号
- b No. : 更改無線LANアクセスポイントb 管理番号
- A : 情報コンセント(職員用)
- B : 情報コンセント(生徒用)
- : UTPケーブル
- : 光ケーブル
- ▨ : 壁貫通及び防火区画処理
- a No. : 新設無線LANアクセスポイントa 管理番号
- b No. : 新設無線LANアクセスポイントb 管理番号
- : 新設UTPケーブル CAT6A-4P ×1
- : 新設光ケーブル ×1
- : 張替UTPケーブル CAT6A-4P ×1
- : 張替光ケーブル ×1
- \* : ケーブル配線不明

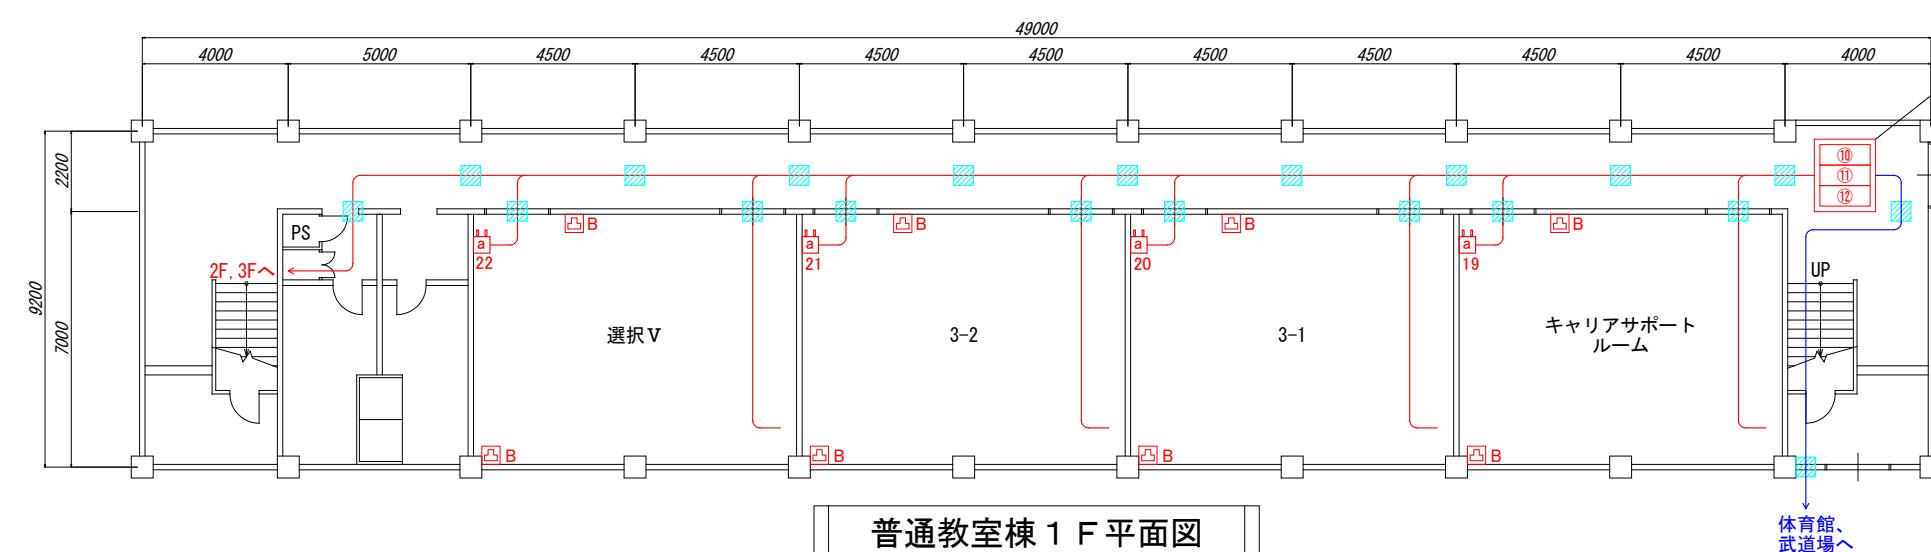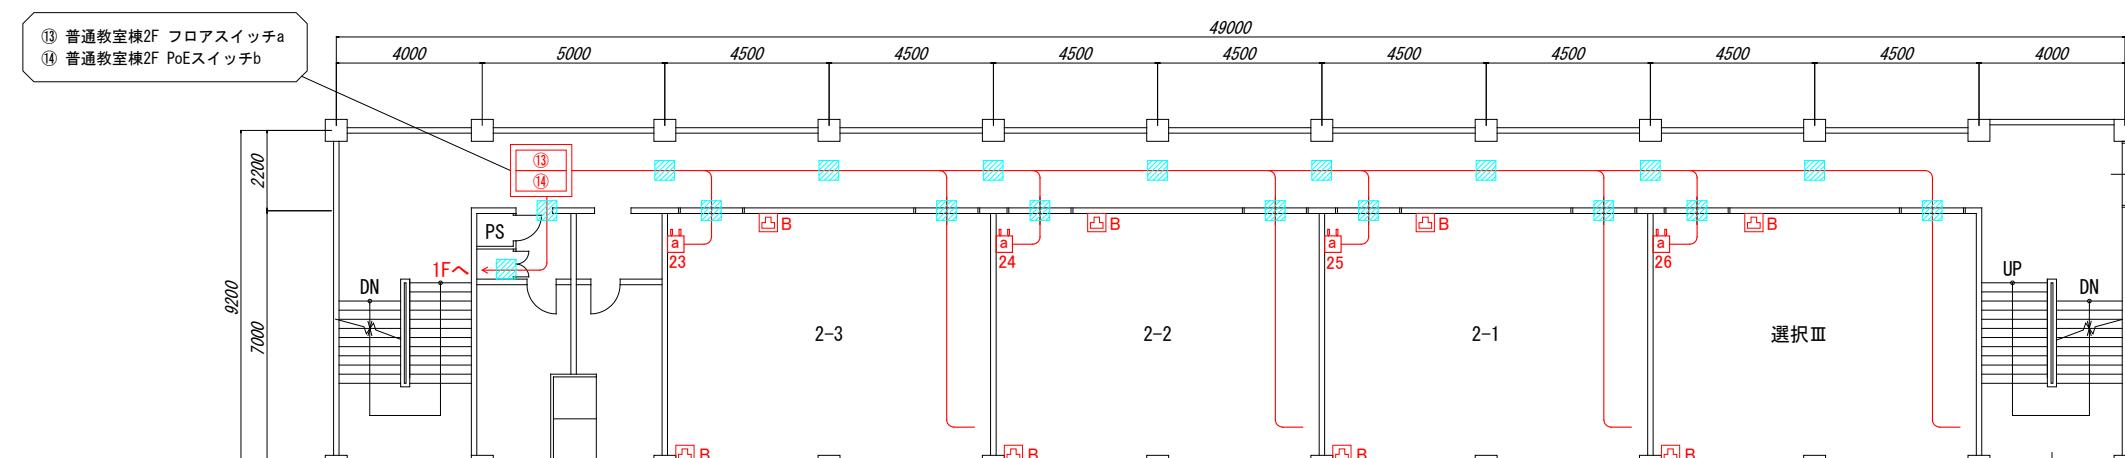


改版	佐賀県立学校校内LAN機器等整備(更新)業務委託 (株) QTnet	請負者	九電工・岡田電機建設共同企業体	工事名	佐賀県立学校校内LAN機器等整備(更新)工事	図面名	ケーブル配線図	縮尺
図面名	校内LANケーブル接続図(更改後)	更新日	令和5年3月31日	初版	平成26年3月14日	施設名	唐津青翔高等学校	1/200

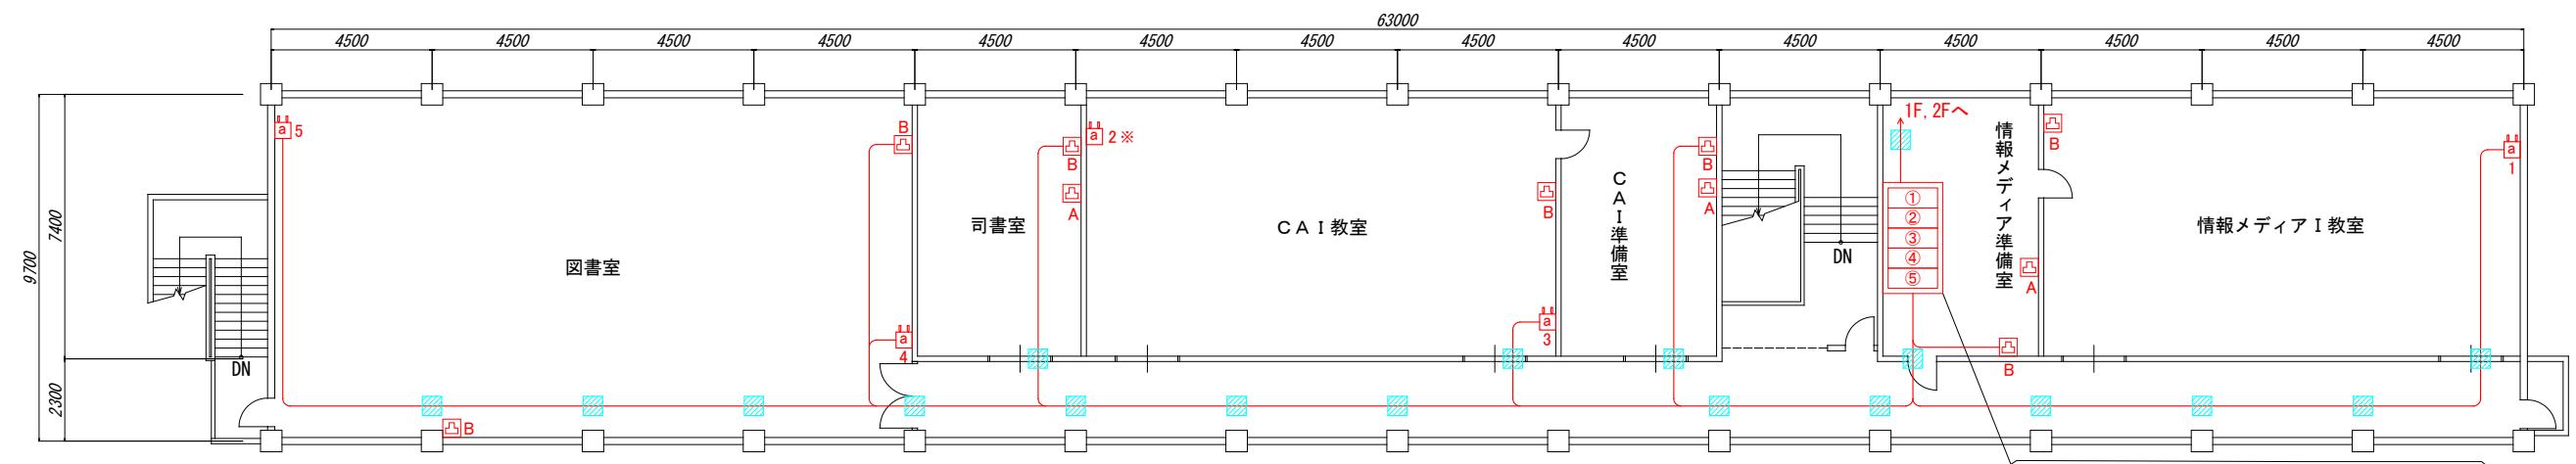


特別教室棟 3 F 平面図

- ① センタースイッチa
  - ② サーバスイッチ
  - ③ 特別教室棟 構築約スイッチ
  - ④ 特別教室棟3F フロアスイッチa
  - ⑤ 特別教室棟3F PoEスイッチa
  - ・ 不正接続防止システム
  - ・ ファイアウォール(PA-220)
  - ・ ホストサーバ

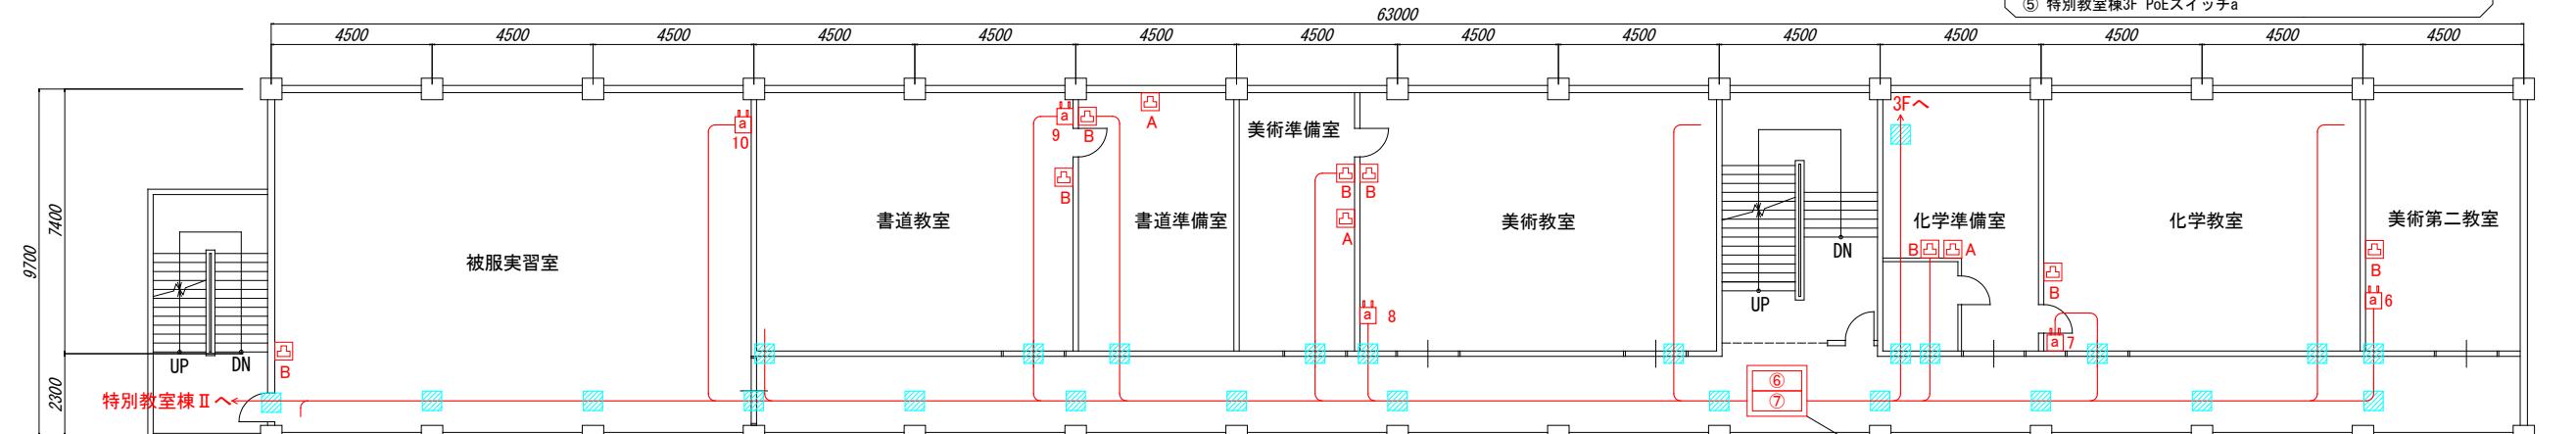


特別教室棟2F平面図


- ⑥ 特別教室棟2F フロアスイッチb  
⑦ 特別教室棟2F PoEスイッチb

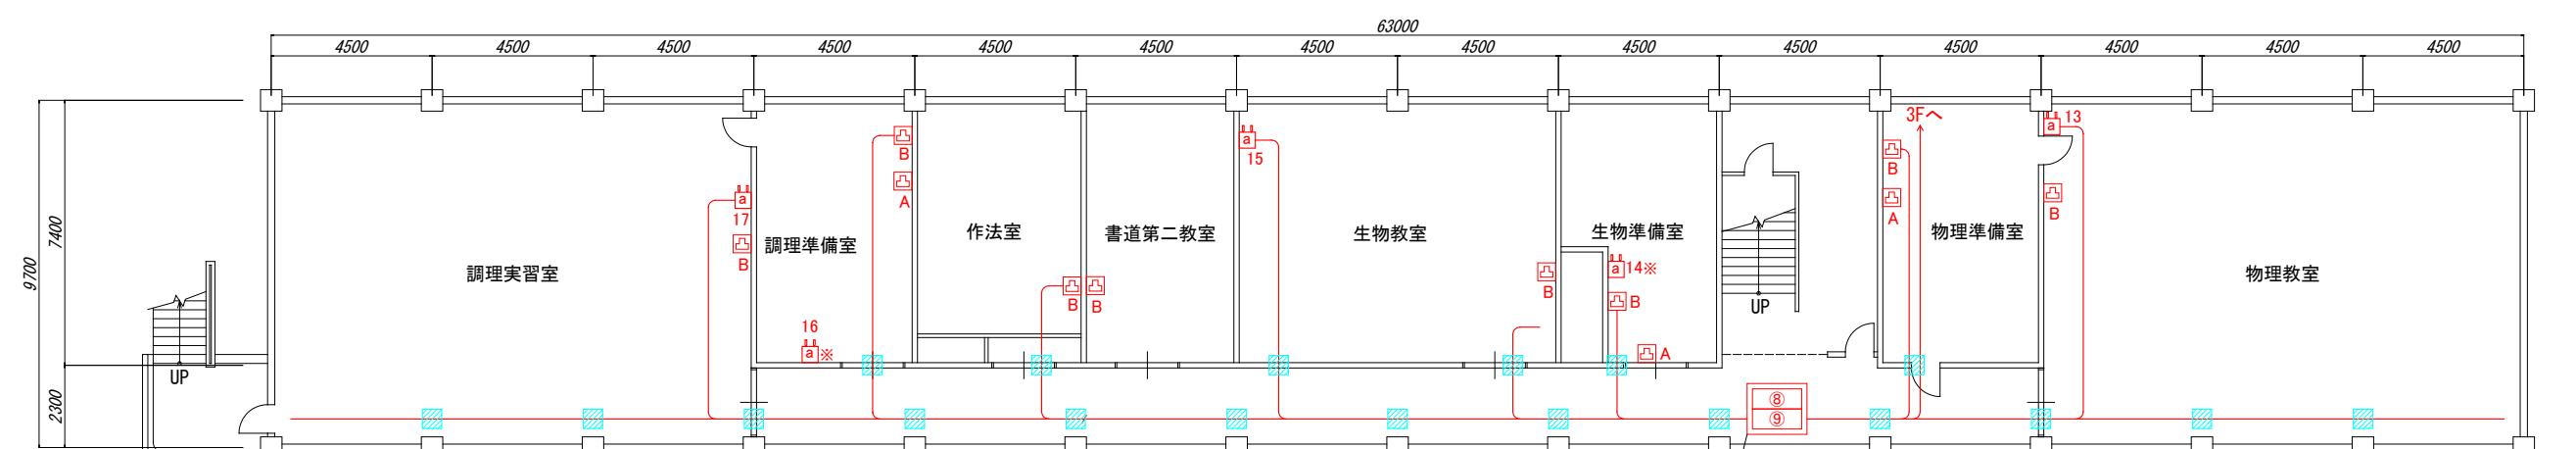


特別教室棟 1F 平面図

 - ⑧ 特別教室棟1F フロアスイッチ  
⑨ 特別教室棟1F PoEスイッチa



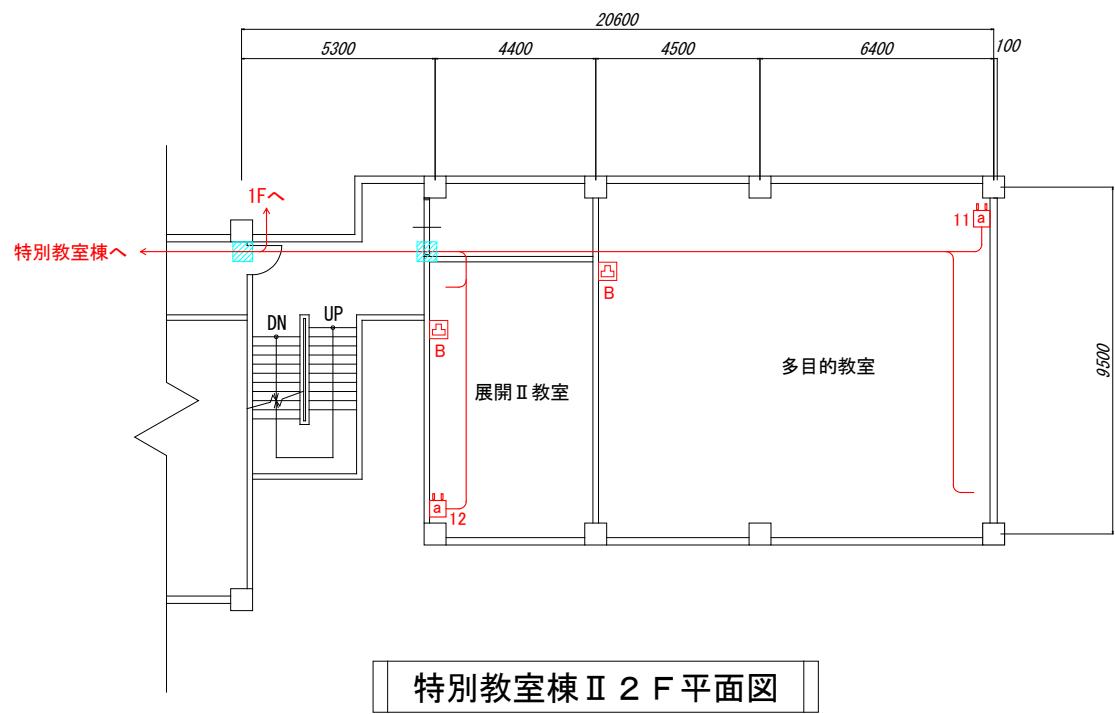


特別教室棟 II 2F 平面図

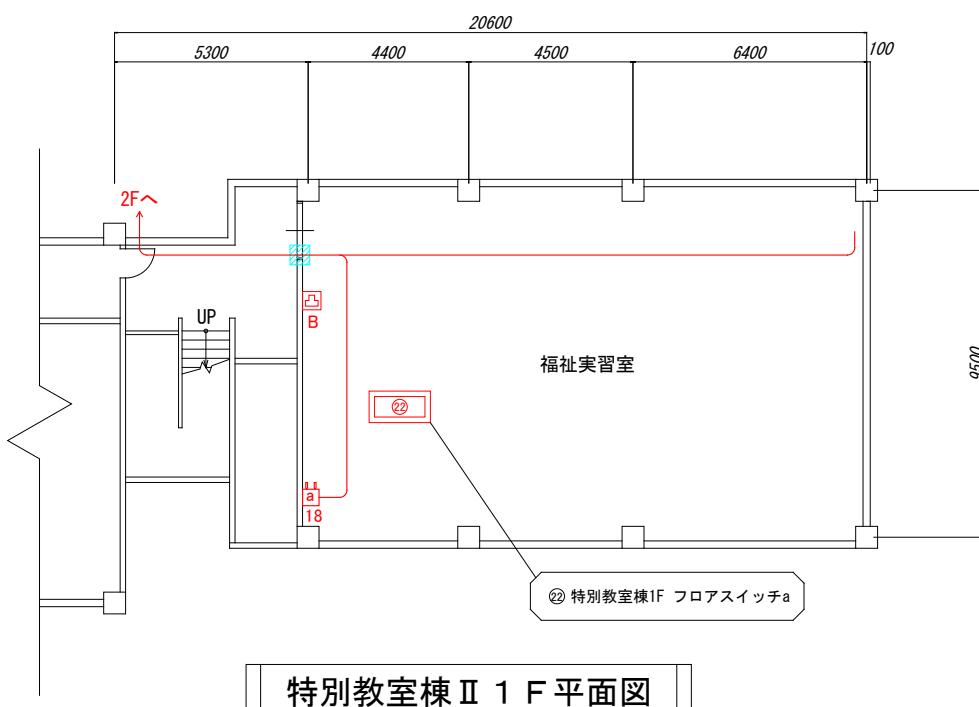

特別教室棟 II 1F 平面図

凡 例	
	: 更改機器
	: 更改無線LANアクセスポイントa 管理番号
	: 新設無線LANアクセスポイントa 管理番号
	: 更改無線LANアクセスポイントb 管理番号
	: 新設UTPケーブル CAT6A-4P ×1
	: 新設光ケーブル ×1
	: 張替UTPケーブル CAT6A-4P ×1
	: 張替光ケーブル ×1
	: UTPケーブル
	: 光ケーブル
	: 壁貫通及び防火区画処理
※ : ケーブル配線不明	

改 版	佐賀県立学校校内LAN機器等整備(更新)業務委託 請負者 (株) QTnet	九電工・岡田電機建設共同企業体	佐賀県立学校校内LAN機器等整備(更新)工事 工事名	4
図 面 名	校内LANケーブル接続図(更改後)	初版 令和5年3月31日	施設名 唐津青翔高等学校	図面名 ケーブル配線図 縮尺 1/200

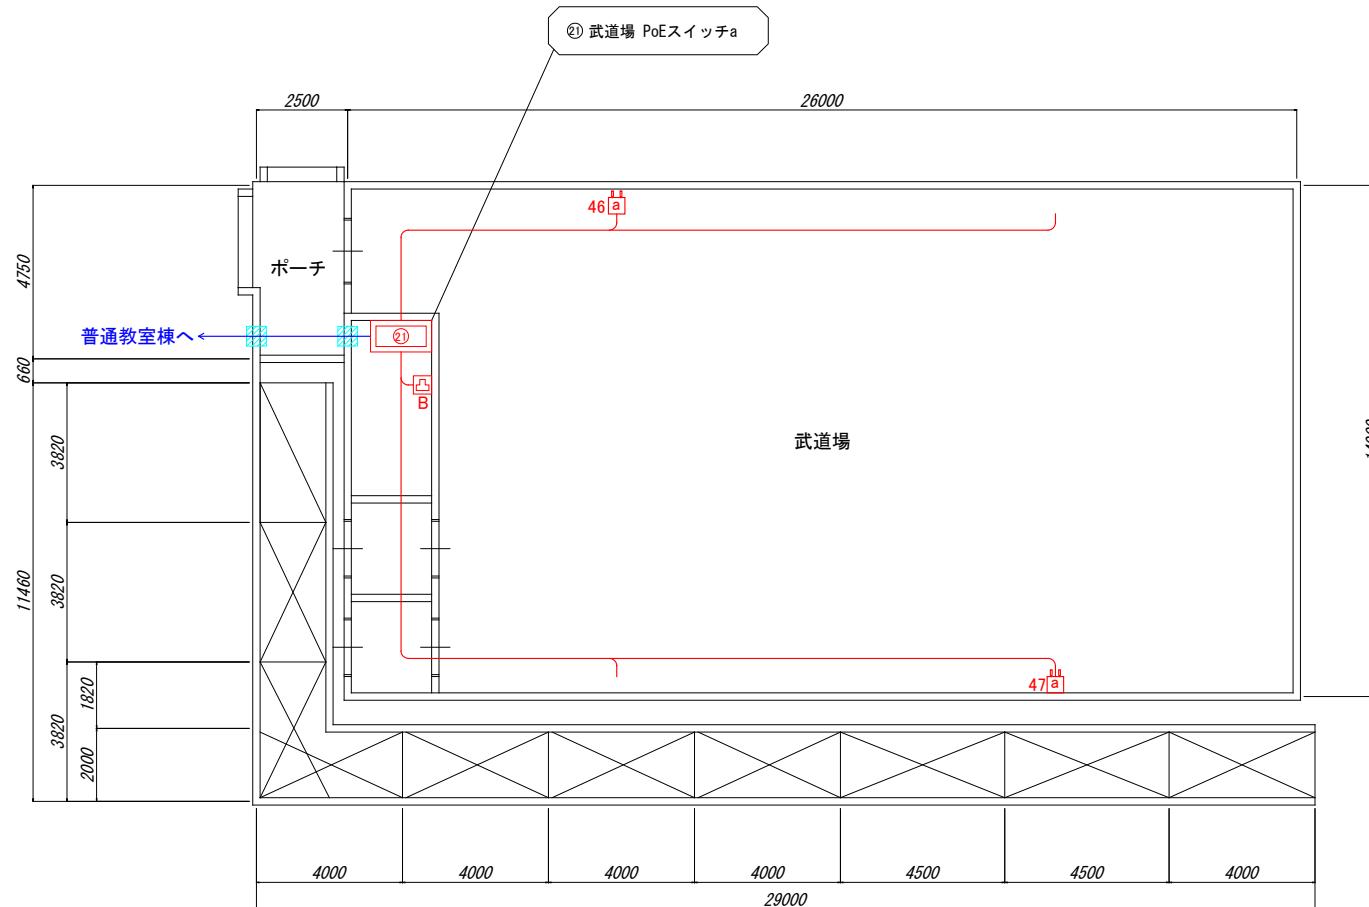


武道場平面図

凡例

- : 更改機器
- a No. : 更改無線LANアクセスポイントa 管理番号
- b No. : 更改無線LANアクセスポイントb 管理番号
- A : 情報コンセント（職員用）
- B : 情報コンセント（生徒用）
- : UTPケーブル
- : 光ケーブル
- : 壁貫通及び防火区画処理
- a No. : 新設無線LANアクセスポイントa 管理番号
- b No. : 新設無線LANアクセスポイントb 管理番号
- : 新設UTPケーブル CAT6A-4P ×1
- : 新設光ケーブル ×1
- : 張替UTPケーブル CAT6A-4P ×1
- : 張替光ケーブル ×1
- ※ : ケーブル配線不明

改 版	業務名	佐賀県立学校校内LAN機器等整備(更新)業務委託	請負者	(株) QTnet		請負者	九電工・岡田電機建設共同企業体	工事名	佐賀県立学校校内 LAN 機器等整備(更新)工事	図番号 5 6
	画面名	校内LANケーブル接続図（更改後）	更新日	令和5年3月31日		初版	平成 26 年 3 月 14 日	施設名	唐津青翔高等学校	

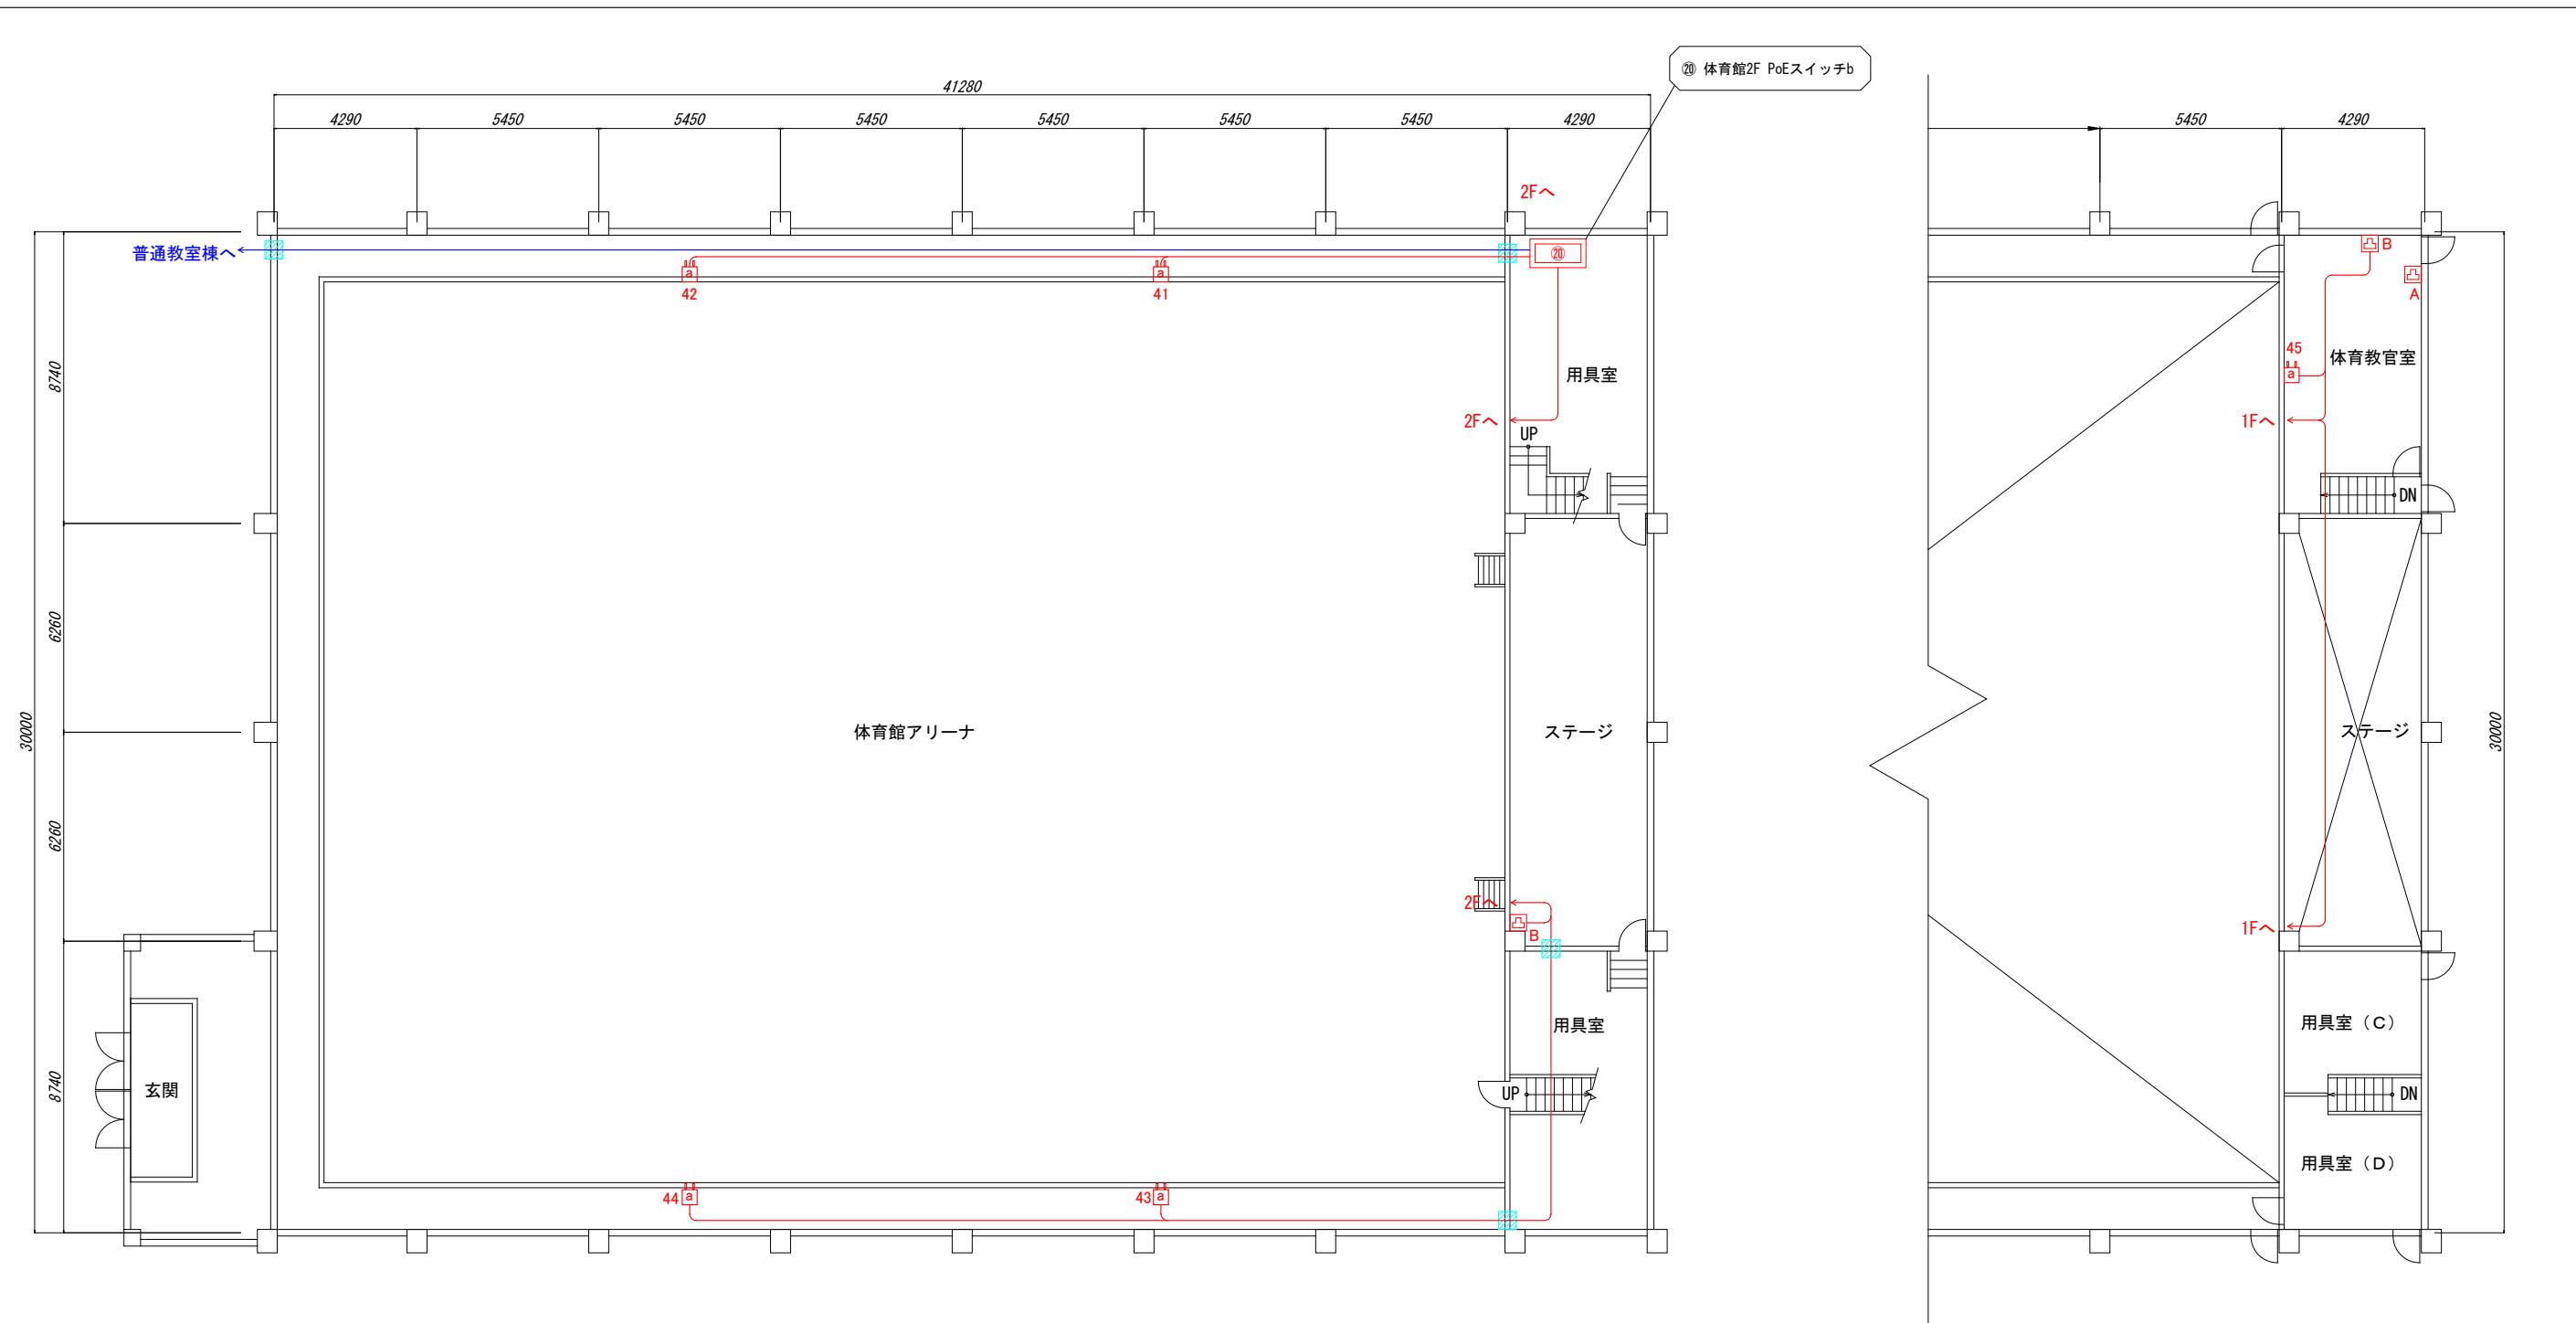

体育馆 1F 平面図

凡例

- |   |                         |   |                         |
|---|-------------------------|---|-------------------------|
|   | : 変更機器                  |   | : 新設無線LANアクセスポイントa 管理番号 |
|   | : 変更無線LANアクセスポイントa 管理番号 |   | : 新設無線LANアクセスポイントb 管理番号 |
|   | : 変更無線LANアクセスポイントb 管理番号 | — | : 新設UTPケーブル CAT6A-4P ×1 |
|   | : 情報コンセント(職員用)          | — | : 新設光ケーブル ×1            |
|   | : 情報コンセント(生徒用)          | — | : 張替UTPケーブル CAT6A-4P ×1 |
| — | : UTPケーブル               | — | : 張替光ケーブル ×1            |
| — | : 光ケーブル                 | ※ | : ケーブル配線不明              |
|   | : 壁貫通及び防火区画処理           |   |                         |

体育馆 2F 平面図

改 新 名 称	佐賀県立学校校内LAN機器等整備(更新)業務委託 請負者 名 称	九電工・岡田電機建設共同企業体 工 事 名	佐賀県立学校校内LAN機器等整備(更新)工事 施 設 名	ケーブル配線図 圖 面 名	縮 尺
圖 面 名 稱	校内LANケーブル接続図(更改後) 更新日 令和5年3月31日	初版 平成26年3月14日	設 施 設 名 唐津青翔高等学校	ケーブル配線図	1/200